

PIWNICA

KL. III-IV

Prowadzić w korytku wzmocnionym np KZWC 200 H100/2
mocując na prętach gwintowanych np. PGM8/1 i ceownikach wzmocnionych np. CWC 40x22

- TG/F4; 5xLgY 25 w RB 50 - WLZ kl. sch. IV
- TG/F3; 5xLgY 25 w RB 50 - WLZ kl. sch. III
- TGA/F03; 3xDY 6 w RB 25 - zasilanie TA-III (na parter kl. sch. III)
- TGA/F03; 3xDY 6 w RB 25 - zasilanie TA-III (na parter kl. sch. III)

Prowadzić w korytku np. KPR 100 H 42/2

Rura RVS 47 dla instalacji telewizyjnych - między kłatkami II-III-IV
Rury 2*RVS 27 dla instalacji teletechnicznych - między kłatkami II-III-IV


TAG/F01; NKGs 2x1,5 n/t E-90 do PWP 3 i PWP 4
mocowanie uchwytnymi np. UEF 10 E90-405610 na kotwach stalowych

- TA-III/02; YDYżo 3x2,5 w RB 18 - gniazda pralnia kl. sch. III
- TA-III/2; YDYżo 3x1,5 w RB 18 - ośw. piwnic kl. sch. III (korytarze)
- TA-III/3; YDYżo 3x1,5 w RB 18 - ośw. piwnic kl. sch. III (kom. lokat.)

- TG/F3; 5xLgY 25 w RB 50 - WLZ kl. sch. III
- TGA-II/03; 3xDY6/RB25 - zasilanie TA-III

- TA-IV/2; YDYżo 3x1,5 w RB 18 - ośw. piwnic kl. sch. IV (korytarze)
- TA-IV/3; YDYżo 3x1,5 w RB 18 - ośw. piwnic kl. sch. IV (kom. lokat.)

- TG/F4; 5xLgY 25 w RB 50 - WLZ kl. sch. IV
- TGA-II/04; 3xDY6/RB25 - zasilanie TA-IV

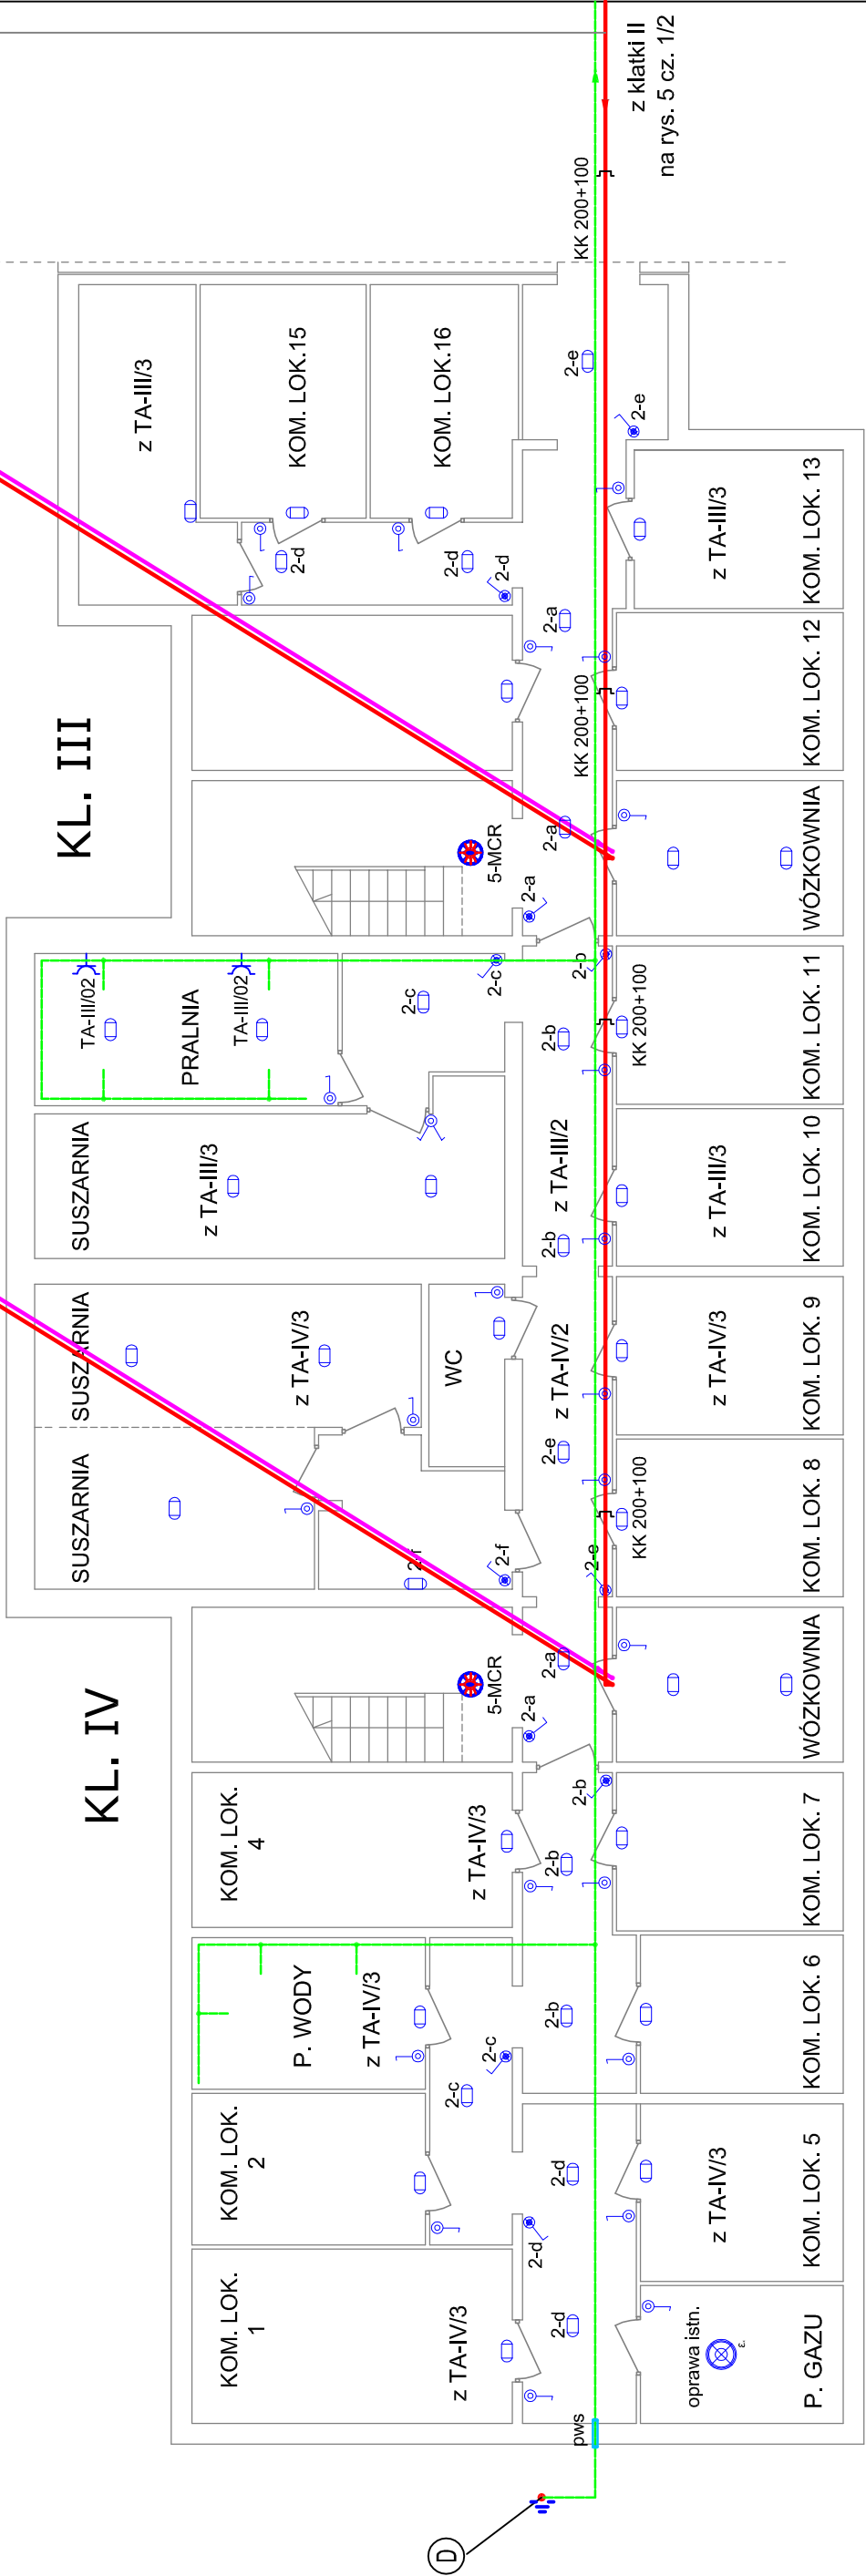

Legenda:

-MCR	Oprawa LARISSA LED COB4 17W MCR, barwa światła 2700 ± 3200° K		Wyłącznik 1-bieg IP44 podświetlany
	Oprawa LOTOS OVAL WHITE LED 12W IP54 montować na suficie lub ścianie		Gniazdo wtyczkowe 230V IP44
	Wyłącznik 1-bieg IP44		bednarka FeZn 25x4
	Łącznik oświetlenia podwójny 10A/230V, IP 44, H= 0,75 m		Korytko kablowe: KZWC 200 dla inst. elektr. i KPR 100 H42/2 mm dla inst. teletechn.

Przejścia kabli i rur o średnicach > 25 mm przez stropy i ściany zabezpieczyć masą ognioochronną wg odporności ogniowej przewidzianej przegrody.

INWESTOR: SPÓŁDZIELNIA MIESZKANIOWO BUDOWLANA OSIEDLE KABATY, UL. BRONIKOWSKIEGO 9, 02-796 WARSZAWA		Projekował: mgr inż. Mateusz Madej MAZ/0584/PWBE/16		Data: 07.2017
PROJEKTANT: ADNES S.C. ul. Filmowa 40 04-935 Warszawa		BUDYNEK MIESZKALNY WIELORODZINNY ul. DEMBEGO 22 02-796 WARSZAWA		Skala: 1:100
		NAZWA RYSUNKU: RZUT PIWNIC; KL. SCH. III-IV INSTALACJE ADMINISTRACYJNE I WLZ		Nr rys. 5
				Cz. 2/2