


III PIĘTRO

KL. I-II

- Od poziomu piwnicy do zestawów tablic piętrowych TPL ułożyć:
- 2 rury RB 47 n/t dla TVK,
 - w jedną z rur wciągnąć od piwnicy do każdej puszki tt przewód RG6 tri-shield
- 2 rurki RB 28 n/t dla pozostałych instalacji teletechnicznych.
- w jedną z rur wciągnąć od TPL parteru do TPL III piętra przewód UTP 4x2x0.5 kat.5 dla videodomofonów
- Od zestawów tablic piętrowych TPL do puszek teletechnicznych tt ułożyć:
- rurkę RB 22 n/t dla TVK,
 - rurkę RB 22 n/t z przewodami:
- UTP 4x2x0.5 kat.5 dla videodomofonów,
- UTP 4x2x0.5 kat.5 dla telefonów stacjonarnych,
- Od puszki tt do mieszkań wykonać przewiert i ułożyć przepust RB 28.
- W mieszkaniu zamontować unifon/wideodomofon.
- Od puszki tt do unifonu/wideodomofonu ułożyć przewód UTP 4x2x0.5 p/t
- Do puszki tt wprowadzić istniejące, czynne przewody teletechniczne mieszkań.

Legenda:

TPL		Tablica piętrowo-licznikowa
TM		Tablica mieszkaniowa
-MCR		Oprawa LARISSA LED COB4 17W MCR, barwa światła 2700 + 3200° K
dz		Przycisk dzwonkowy p/t
		Puszka 150x150 z drzwiczkami w obudowie K-G dla inst. tt przy drzwiach do mieszkania
		Istn. rura spustowa na kl. schodowej

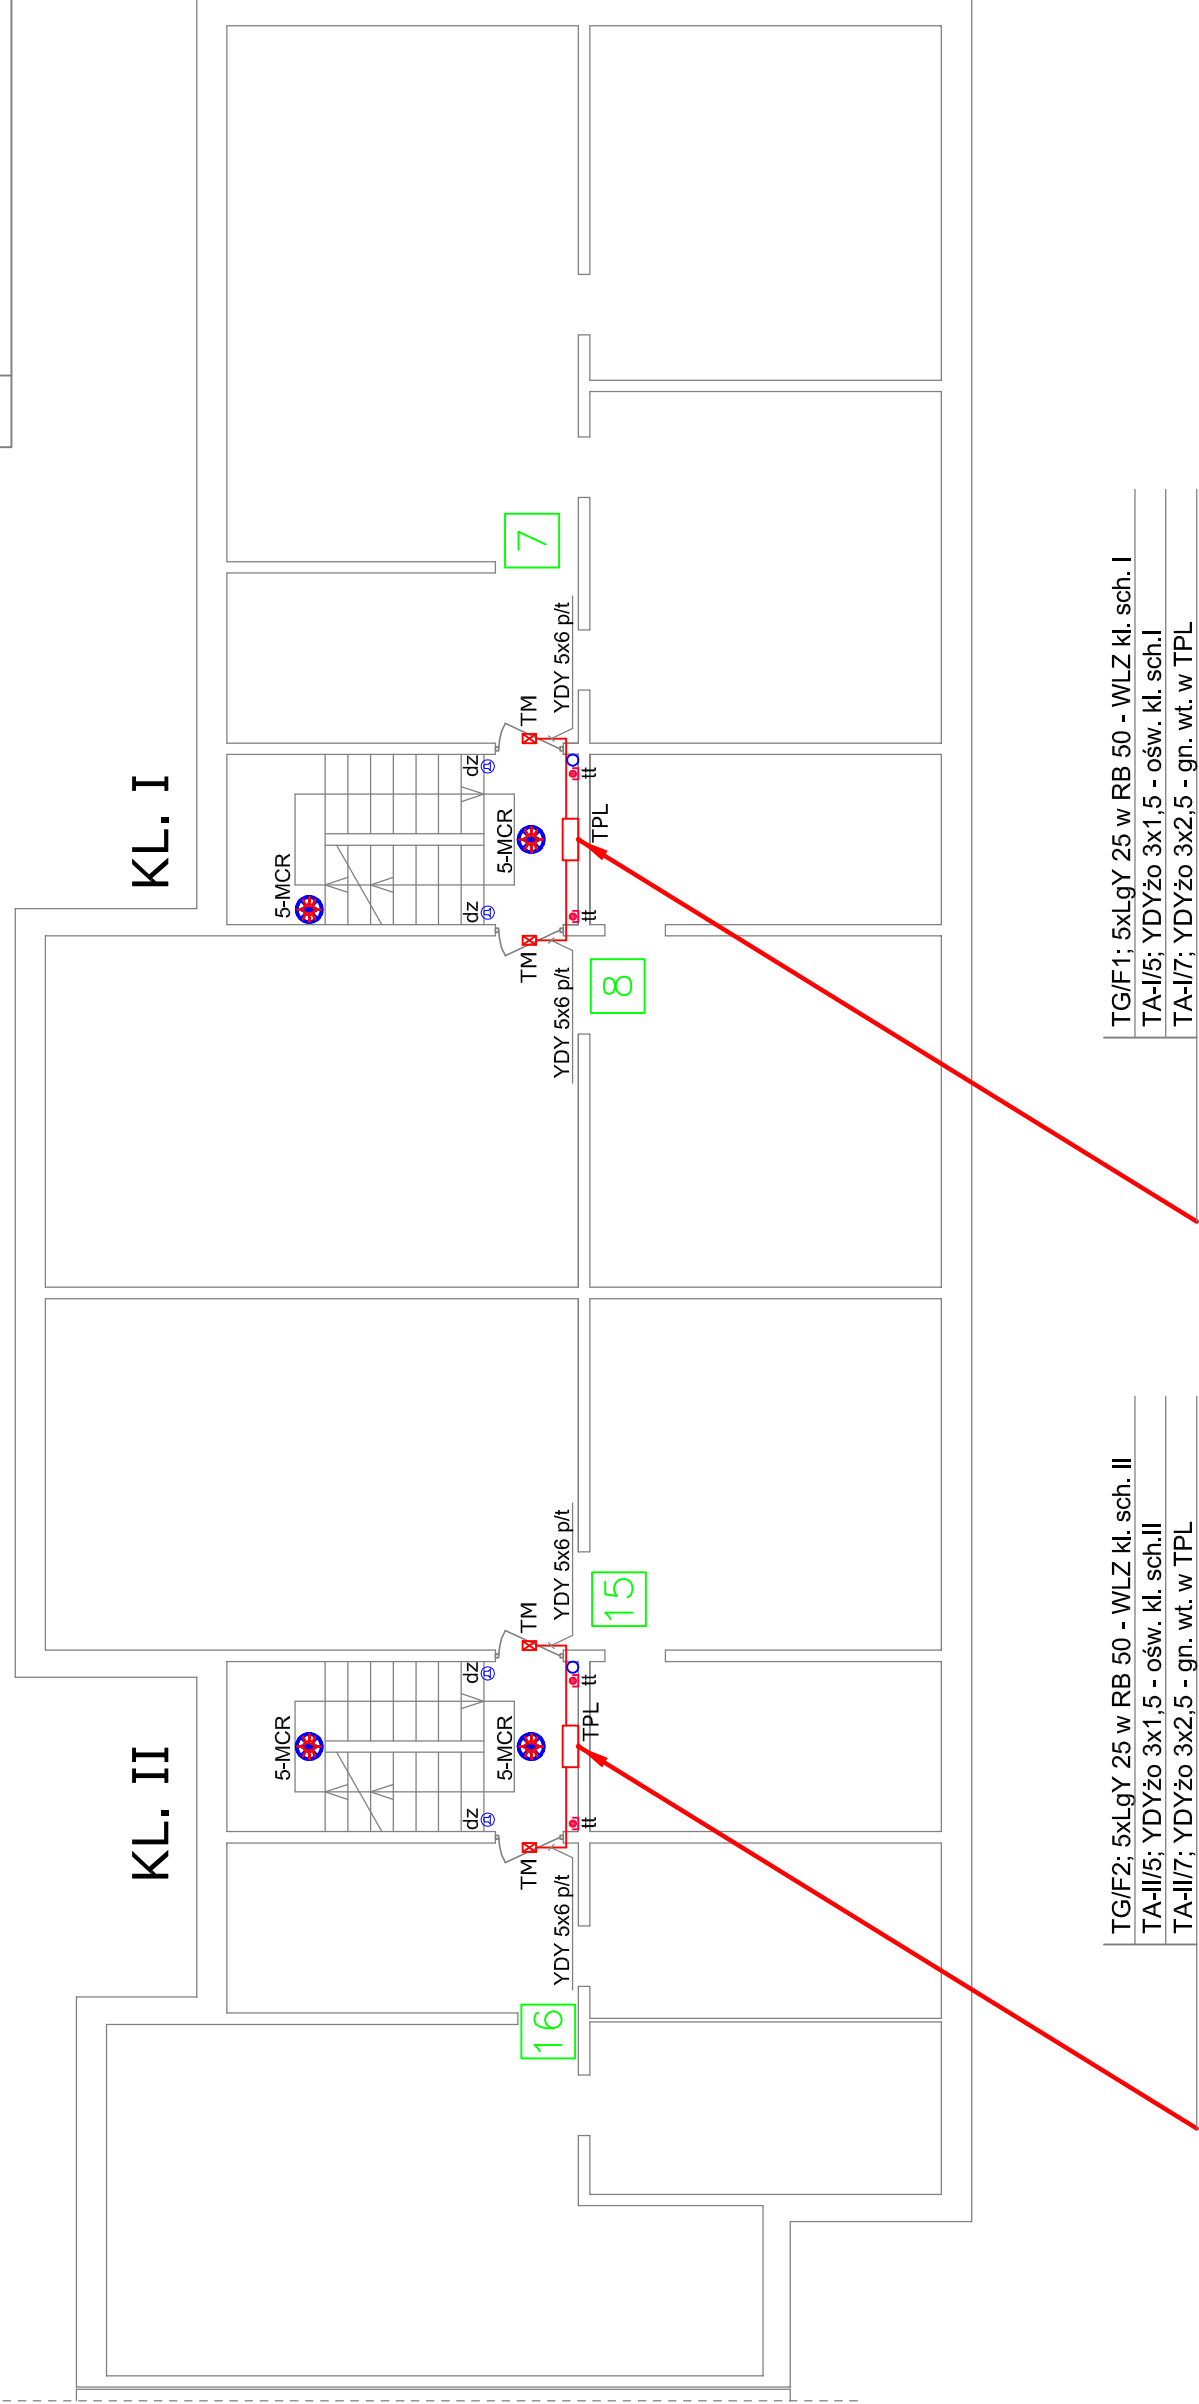

TG/IF2; 5xLgY 25 w RB 50 - WLZ kl. sch. II
TA-II/5; YDYżo 3x1.5 - ośw. kl. sch.II
TA-II/7; YDYżo 3x2,5 - gn. wt. w TPL

TG/IF1; 5xLgY 25 w RB 50 - WLZ kl. sch. I
TA-I/5; YDYżo 3x1.5 - ośw. kl. sch.I
TA-I/7; YDYżo 3x2,5 - gn. wt. w TPL

INWESTOR: SPÓŁDZIELNIA MIESZKANIOWO BUDOWLANA OSIEDLE KABATY, UL. BRONIKOWSKIEGO 9, 02-796 WARSZAWA		PROJEKTANT: ADNES S.C. ul. Filmowa 40 04-935 Warszawa		TEMAT: BUDYNEK MIESZKALNY WIELORODZINNY ul. DEMBEGO 22 02-796 WARSZAWA NAZWA RYSUNKU: RZUT III-PIĘTRA; KL. SCH. I-II INSTALACJE ADMINISTRACYJNE I WLZ		Projektował: mgr inż. Mateusz Madej MAZ/0584/PWBE/16 mgr inż. Zbigniew Madej UAN- 8386/39/87		Data: 07.2017	
						Skala: 1:100		Nr rys. 9	
								cz. 1/2	