

TG/F1; 5xLgY 25 w RB 50 - TL-I kl. sch. I
TG/F2; 5xLgY 25 w RB 50 - TL-II kl. sch. II
TGA-III/02; 3xDY 6 w RB 25 - zasilanie TA-I (piwnica kl. sch. I)
TGA-III/03; 3xDY 6 w RB 25 - zasilanie TA-II (piwnica kl. sch. II)

Prowadzić w korytku wzmocnionym np KZWC 200 H100/2
mocując na prętach gwintowanych np. PGM8/1 i ceownikach wzmocnionych np. CWC 40x22

PIWNICA KL. I-II


Rura RVS 47 dla instalacji telewizyjnych - między klatkami II-II-IV
Rury 2*RVS 27 dla instalacji teletechnicznych - między klatkami I-II-IV

Prowadzić w korytku np. KPR 100 H 42/2

TGA-III/01; NKGs 2x1,5 n/t E-90 do PWP 1 i PWP 2
mocowanie uchwytnymi np. UEF 10 E90-405610 na kotwach stalowych

8* YDY 5x6 p/t z TL-II z piwnicy do TM 8 - TM 15
TA-II/03; YDYżo 3x2,5 - gniazda wt. w TT parter - III piętro kl. sch. I I
TA-II/7; YDYżo 3x2,5 - gniazdo 230V dla AZART(rez) - III piętro kl. sch. II
TA-II/4; YDYżo 3x1,5 - ośw. zewnętrzne kl. sch. II
TA-II/5; YDYżo 3x1,5 - ośw. kl. sch. II
TA-II/6; YDYżo 3x1,5 - ośw. awaryjne kl. sch. II
TGA-III/01; NKGs 2x1,5 n/t E-90 do PWP 2

7* YDY 5x6 p/t z TL-I z piwnicy do TM 1 - TM 7
TA-I/03; YDYżo 3x2,5 - gniazda wt. w TT parter - III piętro kl. sch. I
TA-I/4; YDYżo 3x1,5 - ośw. zewnętrzne kl. sch. I
TA-I/5; YDYżo 3x1,5 - ośw. kl. sch. I
TA-I/6; YDYżo 3x1,5 - ośw. awaryjne kl. sch. I
TGA-III/01; NKGs 2x1,5 n/t E-90 do PWP 1

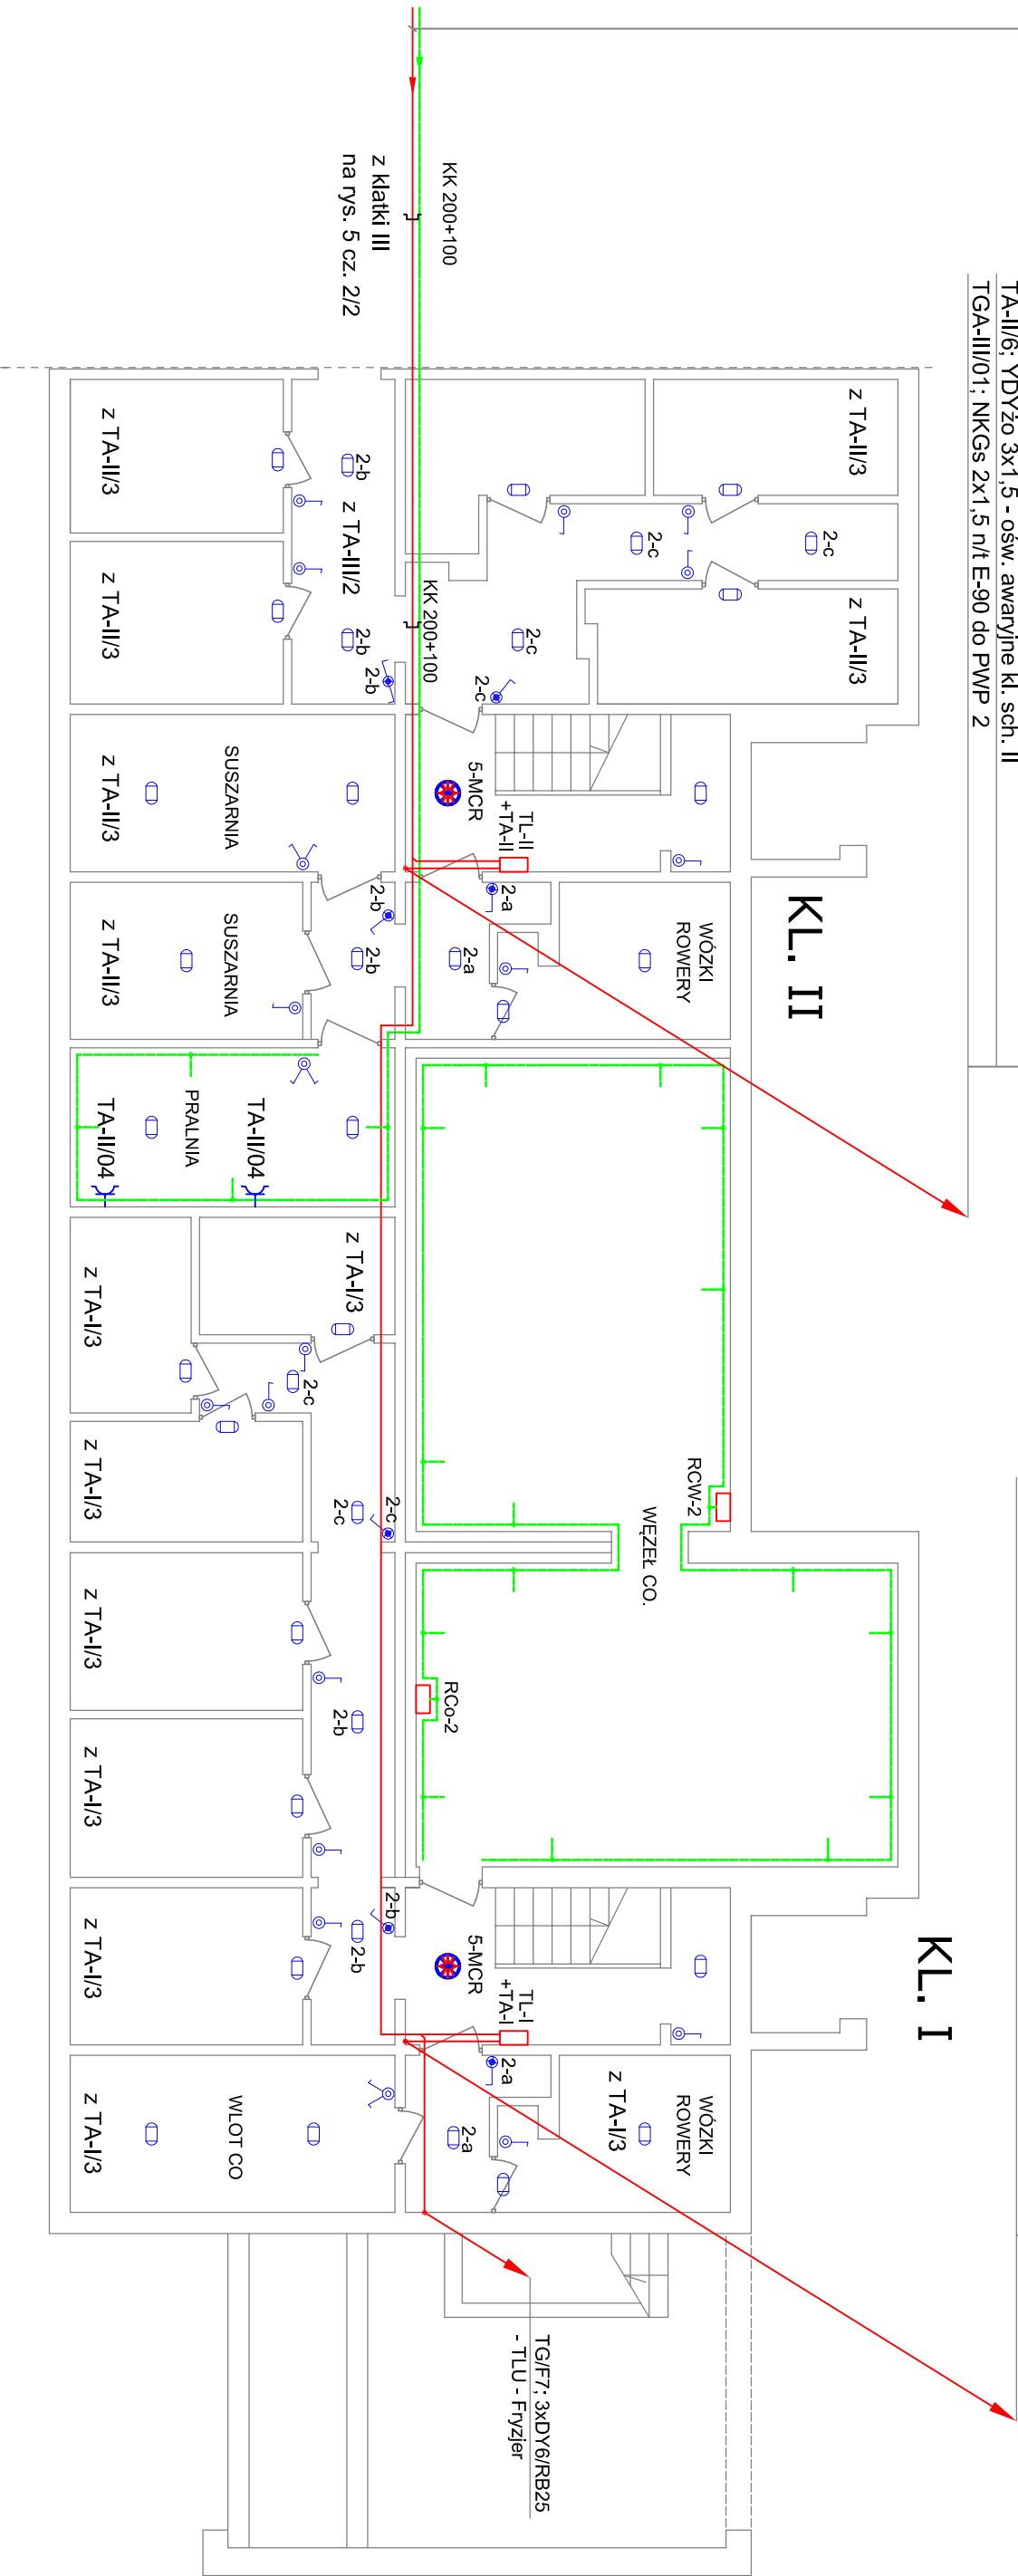

Legenda:

	Oprawa LOTOS OVAL WHITE LED 12W IP54 montować na sufitcie lub ścianie		Oprawa LARISSA LED COB4 17W MCR, barwa światła 3 000k ÷ 3 500K
	Wyłącznik 1-bieg IP44		Przełącznik schodowy IP44 podświetlany
	Łącznik oświetlenia podwójny 10A/230V, IP 44, H= 0,75 m		Gniazdo wtyczkowe 230V IP44
	Wyłącznik 1-bieg IP44 podświetlany		Gniazdo wtyczkowe 400V IP44
			bednarka FeZn 25x4

INWESTOR: SPOŁDZIELNIA MIESZKANOWO BUDOWLANA OSIEDLE KABATY, UL. BRONIKOWSKIEGO 9, 02-796 WARSZAWA			
PROJEKTANT: ADNESS S.C., ul. Filmowa 40 04-935 Warszawa		TEMAT: BUDYNEK MIESZKALNY WIELORODZINNY ul. DEMBEGO 28 02-796 WARSZAWA	
NAZWA RYSUNKU: RZUT PIWNIC; KL. SCH. I-II		INSTALACJE ADMINISTRACYJNE I WLZ	
mgr inż. Zbigniew Madej UAN- 8386/39/87		mgr inż. Mateusz Madej MAZ/0584/PWBE/16	
Data: 07.2017		Projektował:	
Skala: 1:100		Nr rys.: 5	
cz. 1/2			