


PARTER

KL. I-II

- 6* YDY 5x6 p/t z TL-II z piwnicy do TM 10 -TM 15
- TA-II/03: YDYżo 3x2,5 - gniazda wł. w TT parter - III piętro kl. sch. I I
- TA-II/7: YDYżo 3x2,5 - gniazdo 230V dla AZART(rez) - III piętro kl. sch. II
- TA-II/5: YDYżo 3x1,5 - ośw. kl. sch. II

- 6* YDY 5x6 p/t z TL-I z piwnicy do TM 2 -TM 7
- TA-I/03: YDYżo 3x2,5 - gniazda wł. w TT parter - III piętro kl. sch. I
- TA-I/5: YDYżo 3x1,5 - ośw. kl. sch. I

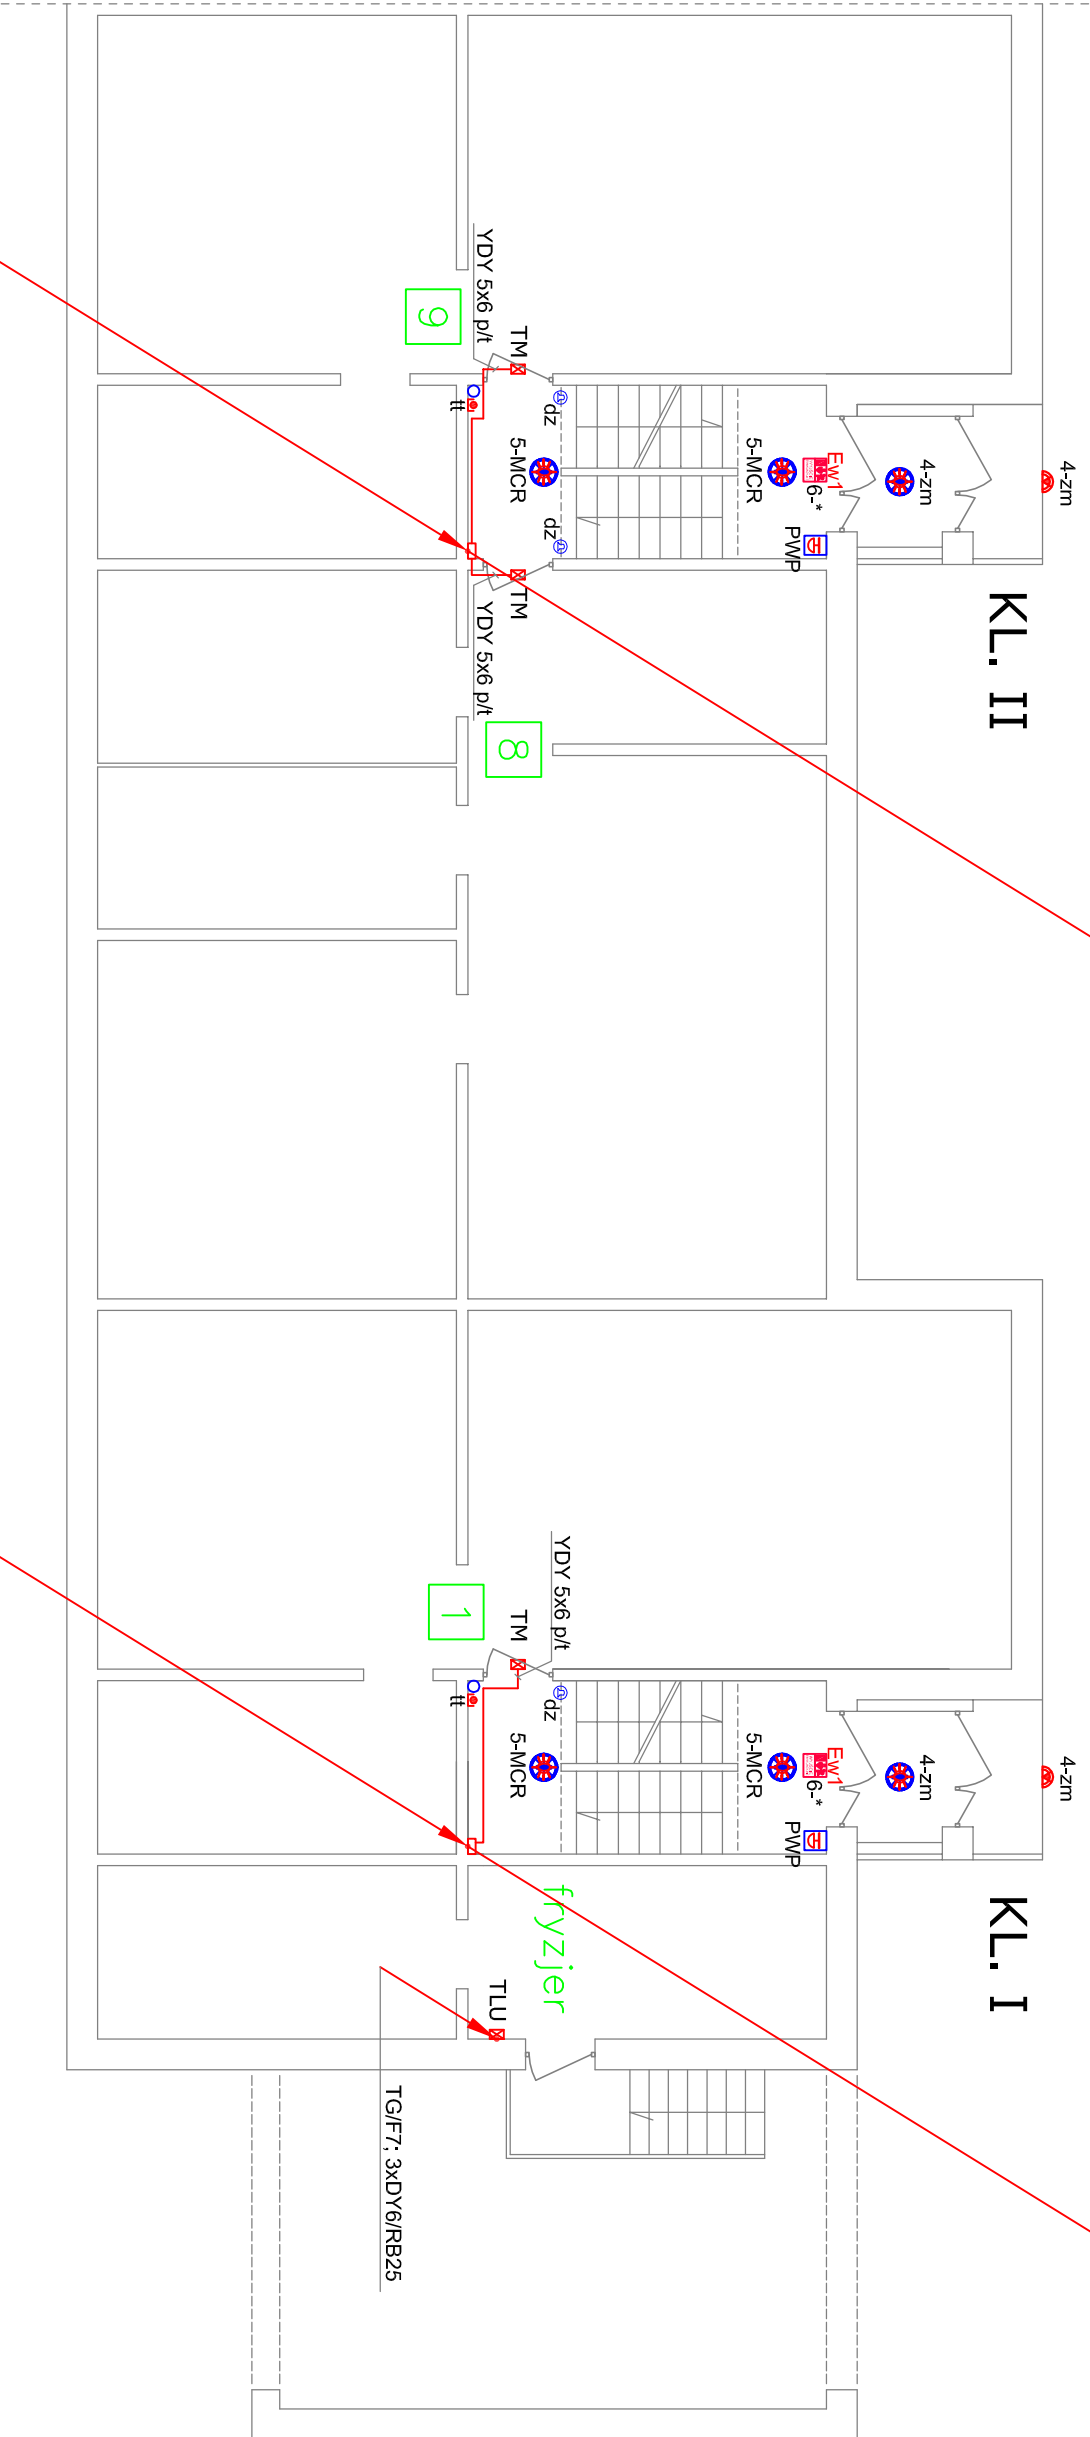

- 8* YDY 5x6 p/t z TL-II z piwnicy do TM 8 -TM 15
- TA-II/03: YDYżo 3x2,5 - gniazda wł. w TT parter - III piętro kl. sch. I I
 - TA-II/7: YDYżo 3x2,5 - gniazdo 230V dla AZART(rez) - III piętro kl. sch. II
 - TA-II/4: YDYżo 3x1,5 - ośw. zewnętrzne kl. sch. II
 - TA-II/5: YDYżo 3x1,5 - ośw. kl. sch. II
 - TA-II/6: YDYżo 3x1,5 - ośw. awaryjne kl. sch. II
 - TGA-III/01: NKGs 2x1,5 n/t E-90 do PWP 2

- 7* YDY 5x6 p/t z TL-I z piwnicy do TM 1 - TM 7
- TA-I/03: YDYżo 3x2,5 - gniazda wł. w TT parter - III piętro kl. sch. I
 - TA-I/4: YDYżo 3x1,5 - ośw. zewnętrzne kl. sch. I
 - TA-I/5: YDYżo 3x1,5 - ośw. kl. sch. I
 - TA-I/6: YDYżo 3x1,5 - ośw. awaryjne kl. sch. I
 - TGA-III/01: NKGs 2x1,5 n/t E-90 do PWP 1

Legenda:

TA+TT	tablica teletechniczna + rury teletech. oraz przewody zasilające mieszkania ostonięte płytą gipsowo-kartonową
TM	Tablica mieszkaniowa
-MCR	Oprawa LARISSA LED COB4 17W MCR, barwa światła 2700 + 3200° K
-zm	Oprawa LARISSA LED COB4 17W całonocna, barwa światła 2700 + 3200° K

EW1	Oprawa ewakuacyjna naścienna LED 2W strumień=235 lm, typ: ONTEC S M2 102 ST, 3h, IP65, CNBOP ,prod. TM Technologie
-zm	Oprawa GAMMA LED 10W IP54 LENA LIGHTING
dz	Przycisk dzwonkowy p/t
HD	przycisk Przeciwpóźarowego Wyłącznika Prądu

INWESTOR: SPOŁDZIELNIA MIESZKANIOWO BUDOWLANA OSIEDLE KABATY, UL. BRONIKOWSKIEGO 9, 02-796 WARSZAWA			
PROJEKTANT: ADNES S.C. ul. Filmowa 40 04-935 Warszawa		TEMAT: BUDYNEK MIESZKALNY WIELORODZINNY ul. DEMBEGO 28 02-796 WARSZAWA	
NAZWA PRACOWNI: RZUT PARTERU; KL. SCH. I-II		INSTALACJE ADMINISTRACYJNE I WLZ	
mgr inż. Zbigniew Madej UAN- 8386/39/87		mgr inż. Mateusz Madej MAZ/0584/PWBE/16	
Data: 07.2017		Skala: 1:100	
Nr rysa: 6		cz. 1/2	