


PARTER

KL. III-IV

6* YDY 5x6 p/t z TL-IV z piwnicy do TM 22 - TM 27
TA-IV/03; YDYżo 3x2,5 - gniazda wł. w TT parter - III piętro kl. sch. IV
TA-IV/5; YDYżo 3x1,5 - ośw. kl. sch. IV

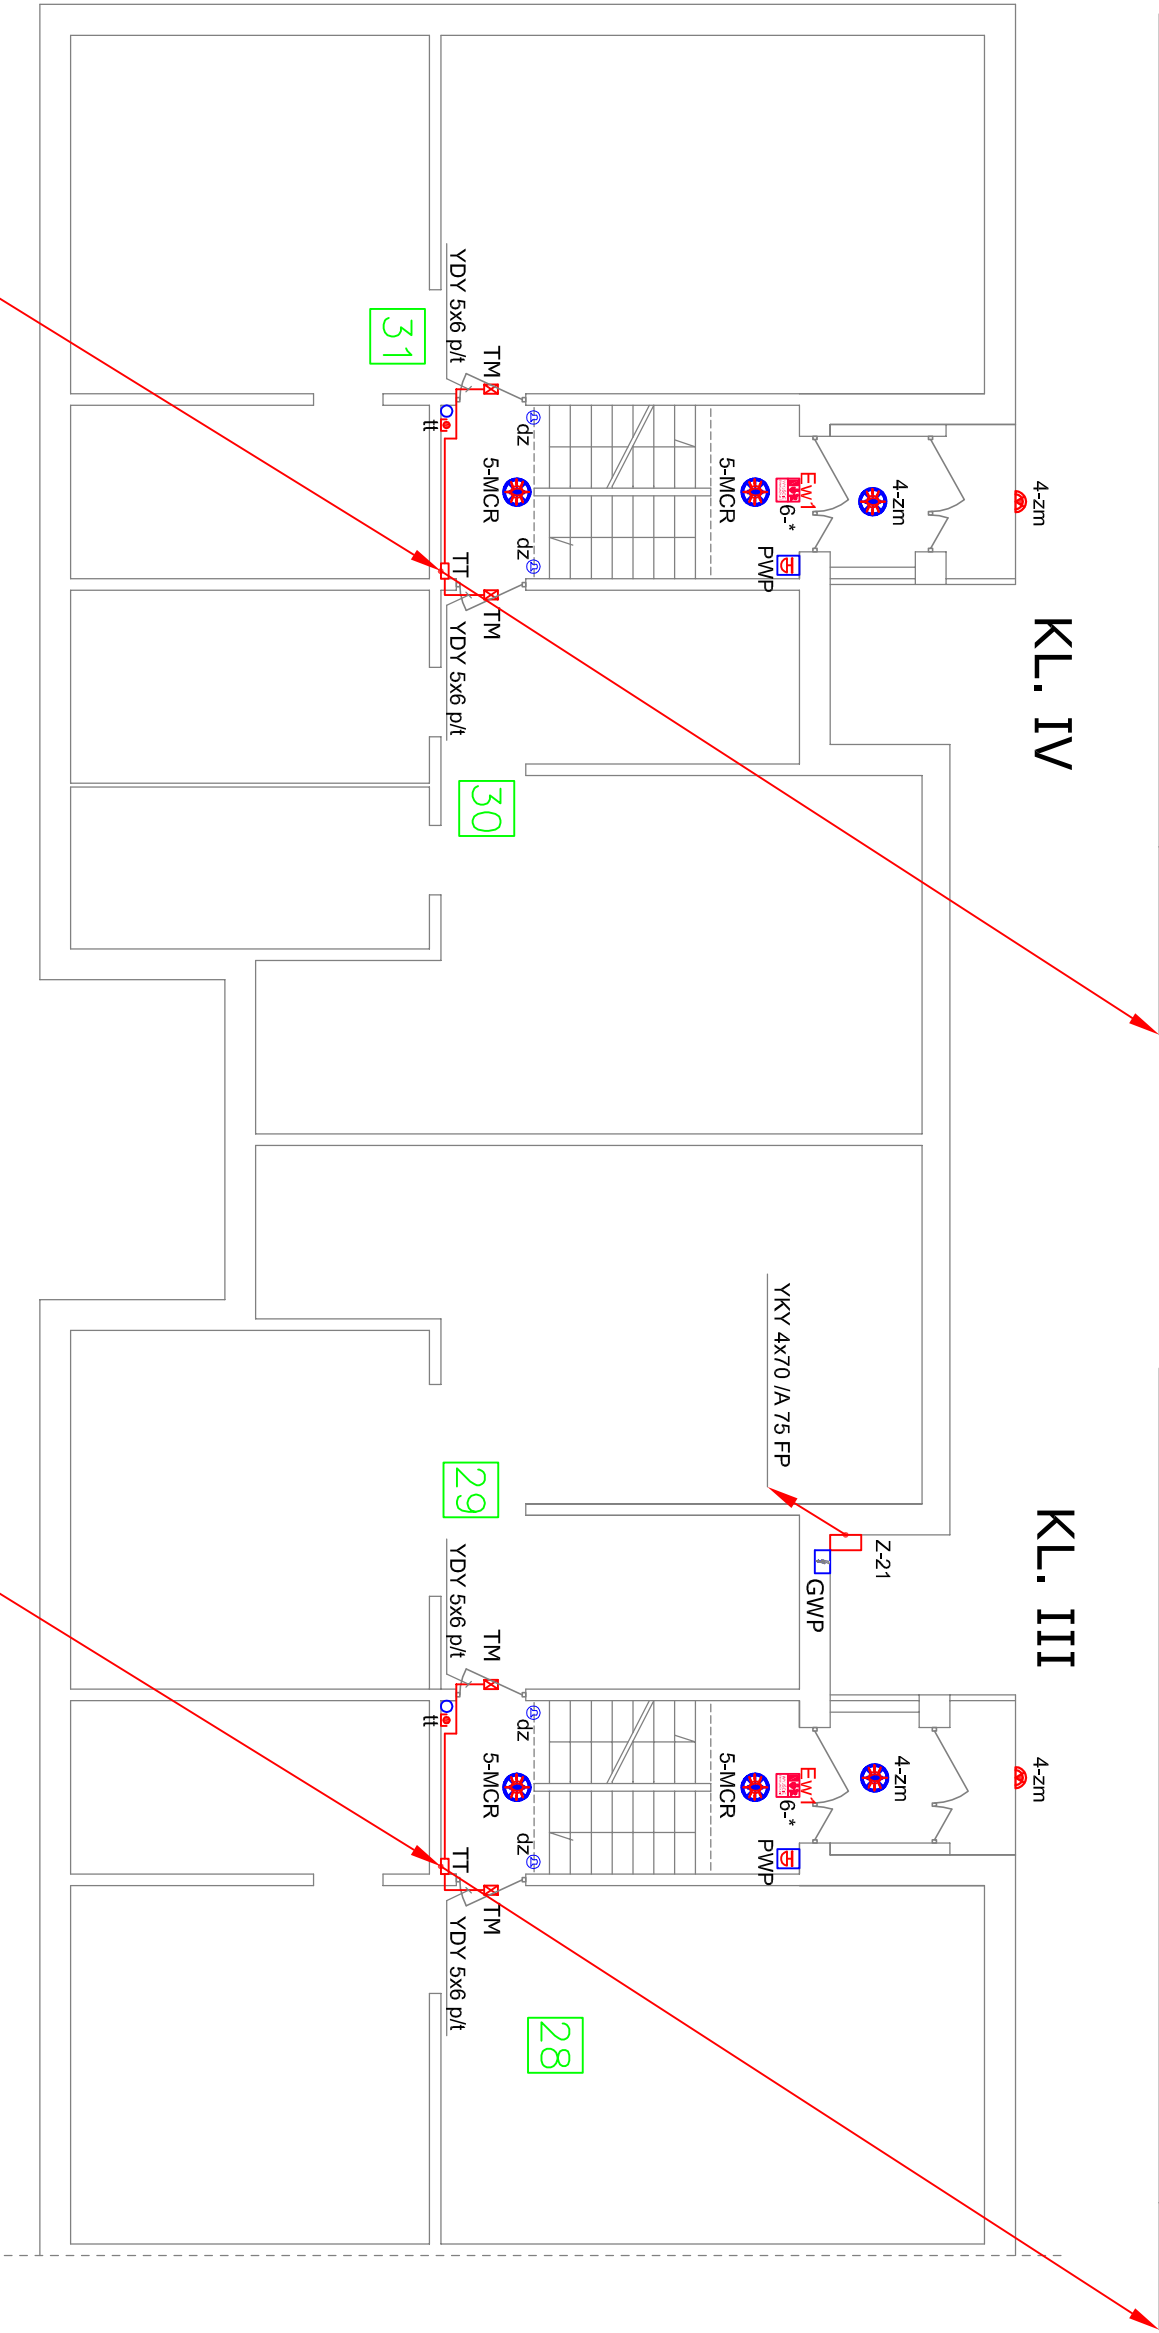

8* YDY 5x6 p/t z TL-IV z piwnicy do TM 30 - TM31, TM 22 - TM 27
TA-IV/03; YDYżo 3x2,5 - gniazda wł. w TT parter - III piętro kl. sch. IV
TA-IV/4; YDYżo 3x1,5 - ośw. zewnętrzne kl. sch. IV
TA-IV/5; YDYżo 3x1,5 - ośw. kl. sch. IV
TA-IV/6; YDYżo 3x1,5 - ośw. awaryjne kl. sch. IV
TGA-III/01; NKGs 2x1,5 n/t E-90 do PWP 4

1* YDY 5x6 p/t z TL-III z piwnicy do TM 28
7* YDY 5x6 p/t z TL-III z piwnicy do TM 29, TM 16 - TM 21
TGA-III/03; YDYżo 3x2,5 - gniazda wł. w TT parter - III piętro kl. sch. I II
TGA-III/4; YDYżo 3x1,5 - ośw. zewnętrzne kl. sch. III
TGA-III/5; YDYżo 3x1,5 - ośw. kl. sch. III
TGA-III/6; YDYżo 3x1,5 - ośw. awaryjne kl. sch. III
TGA-III/01; NKGs 2x1,5 n/t E-90 do PWP 3

Legenda:

TT	tablica teletechniczna + rury teletech. oraz przewody zasilające mieszkania osłonięte płytą gipsowo-kartonową
TM	Tablica mieszkaniowa
-MCR	Oprawa LARISSA LED COB4 17W MCR, barwa światła 2700 + 3200° K
-zm	Oprawa LARISSA LED COB4 17W całonocna, barwa światła 2700 + 3200° K

EW1	Oprawa ewakuacyjna naścienna LED 2W strumień=235 lm, typ: ONTEC S M2 102 ST, 3h, IP65, CNBOP, prod. TM Technologie
-zm	Oprawa GAMMA LED 10W IP54 LENA LIGHTING
dz	Przycisk dzwonkowy p/t
PWP	Przycisk Przeciwpożarowego Wyłącznika Prądu
GWP	Główny Wyłącznik Prądu w Szafie Atlantic-4 wg rys. 2

INWESTOR: SPOŁDZIELNIA MIESZKANIOWO BUDOWLANA OSIEDLE KABATY, UL. BRONIKOWSKIEGO 9, 02-796 WARSZAWA			
PROJEKTANT: ADNES S.C. ul. Filmowa 40 04-935 Warszawa		TEMAT: BUDYNEK MIESZKALNY WIELORODZINNY ul. DEMBEGO 28 02-796 WARSZAWA	
MAZ/10584/PWBE/16		RZUT PARTERU; KL. SCH. III-IV INSTALACJE ADMINISTRACYJNE I WLZ	
mgr inż. Zbigniew Madej UAN- 8386/39/87		mgr inż. Mateusz Madej MAZ/10584/PWBE/16	
Data: 07.2017		Data: 07.2017	
Skala: 1:100		Skala: 1:100	
Nr rys: 6		Nr rys: 6	
cz. 2/2		cz. 2/2	