

II PIĘTRO

2* YDY 5x6 p/t z TL-II z piwnicy do TM 14 -TM 15

TA-II/03; YDYżo 3x2,5 - gniazda wt. w TT parter - III piętro kl. sch. II

TA-II/7; YDYżo 3x2,5 - gniazdo 230V dla AZART(rez) - III piętro kl. sch. II

TA-II/5; YDYżo 3x1,5 - ośw. kl. sch. II

2* YDY 5x6 p/t z TL-I z piwnicy do TM 6 -TM 7


TA-I/03; YDYżo 3x2,5 - gniazda wt. w TT parter - III piętro kl. sch. I

TA-I/5; YDYżo 3x1,5 - ośw. kl. sch. I

KL. I-II

KL. II

KL. I

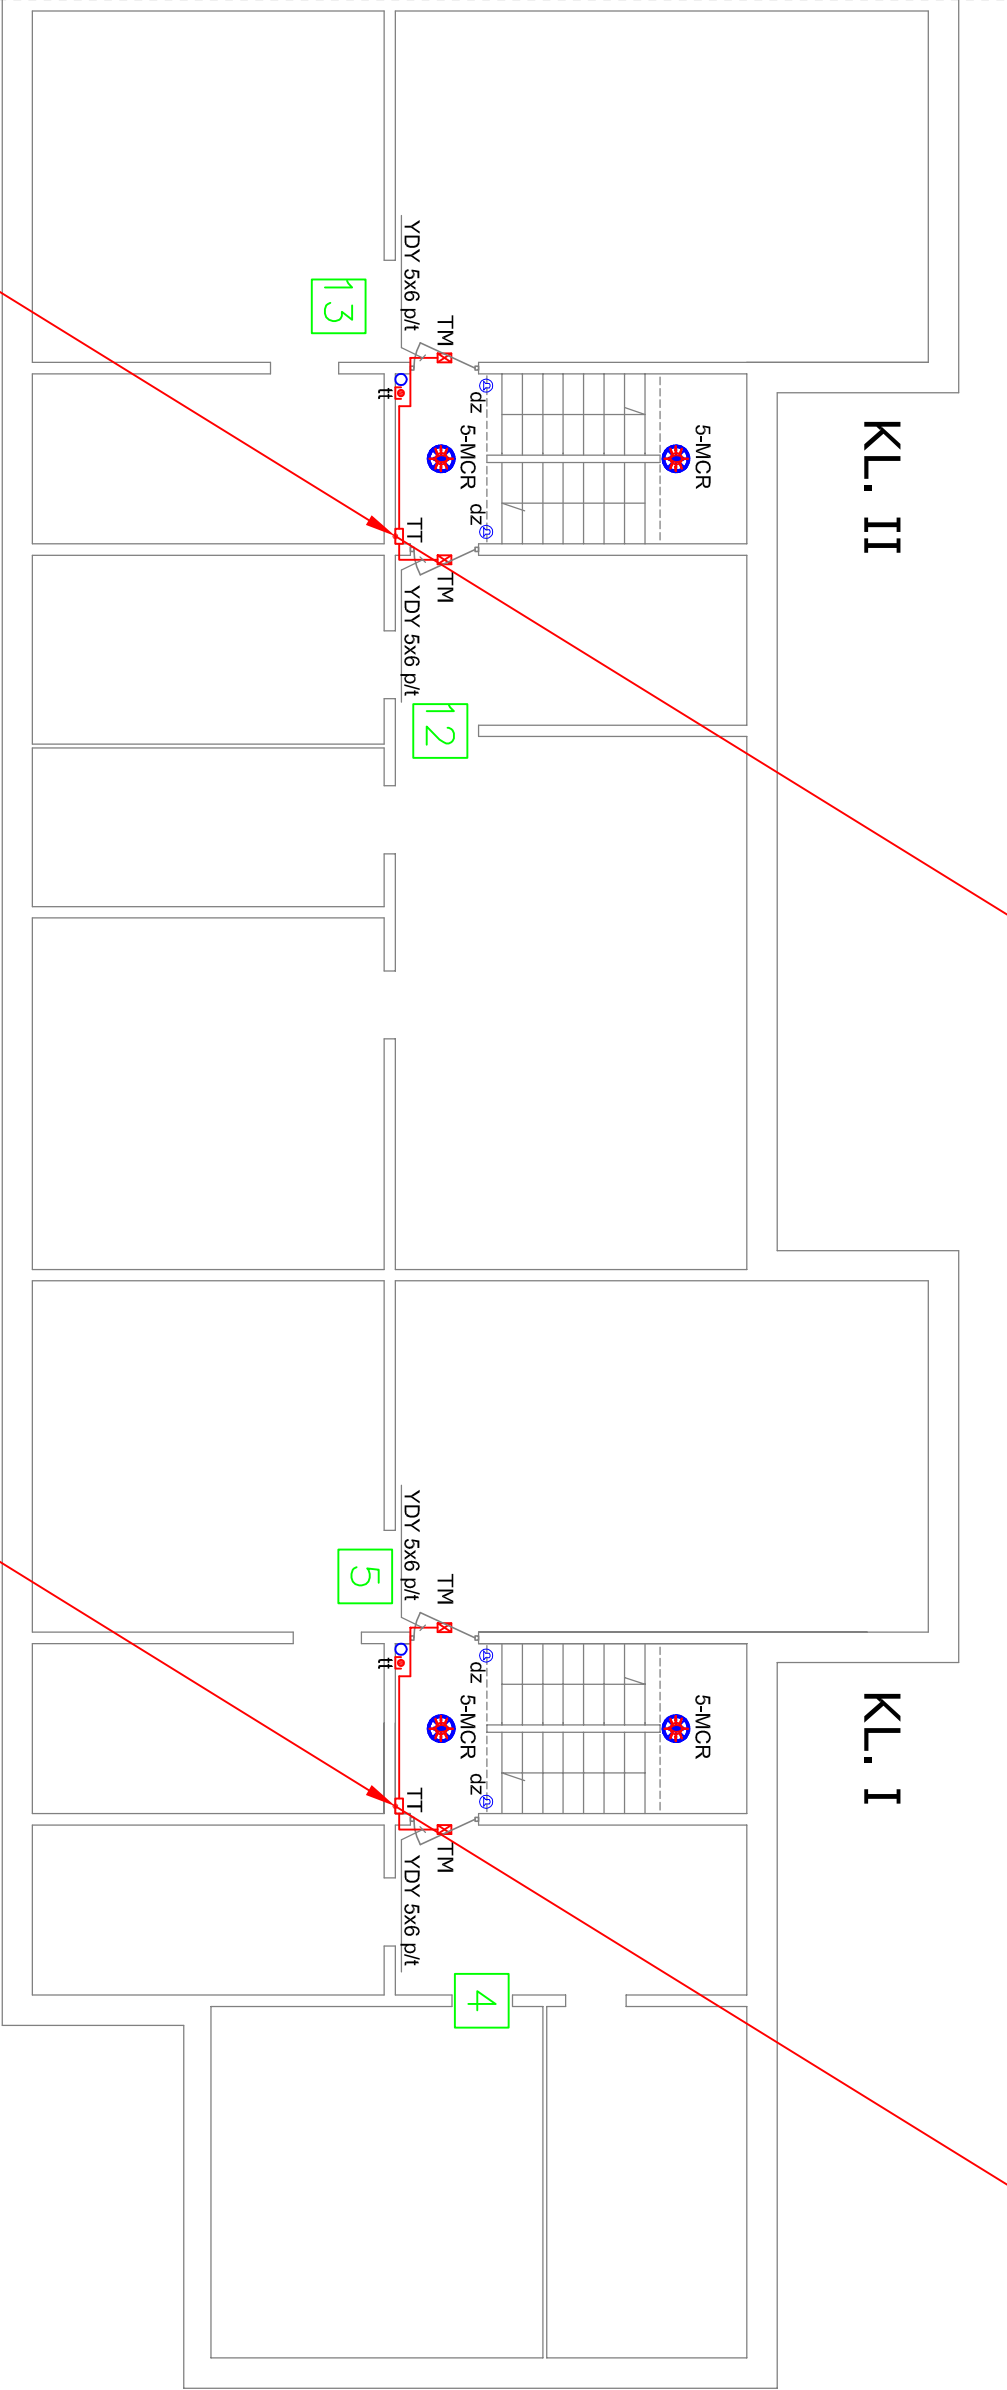

4* YDY 5x6 p/t z TL-II z piwnicy do TM 12 -TM 15

TA-II/03; YDYżo 3x2,5 - gniazda wt. w TT parter - III piętro kl. sch. II

TA-II/7; YDYżo 3x2,5 - gniazdo 230V dla AZART(rez) - III piętro kl. sch. II

TA-II/5; YDYżo 3x1,5 - ośw. kl. sch. II

4* YDY 5x6 p/t z TL-I z piwnicy do TM 4 -TM 7

TA-I/03; YDYżo 3x2,5 - gniazda wt. w TT parter - III piętro kl. sch. I

TA-I/5; YDYżo 3x1,5 - ośw. kl. sch. I

Legenda:

TT	tablica teletechniczna + rury teletech. oraz przewody zasilające mieszkania osłonięte płytą gipsowo-kartonową	dż	Przycoisk dzwonkowy p/t
TM	Tablica mieszkaniowa	tt	Dzwiczki 150x150 w obudowie K-G dla teletechniki przy drzwiach do mieszkania
-MCR	Oprawa LARISSA LED COB4 17W MCR, barwa światła 2700 + 3200° K	o	Istn. rura na kl. schodowej

INWESTOR: SPÓŁDZIELNIA MIESZKANIOWO BUDOWLANA OSIEDLE KABATY, UL. BRONIKOWSKIEGO 9, 02-796 WARSZAWA

PROJEKTANT:

ADNES S.C.
ul. Filmowa 40
04-935 Warszawa

TEMAT:

BUDYNEK MIESZKALNY WIELORODZINNY
ul. DEMBEGO 28 02-796 WARSZAWA
NAZWA RYSUNKU: RZUT II-PIĘTRA: KL. SCH. I-II
INSTALACJE ADMINISTRACYJNE I WLZ

Projektował:

mgr inż. Mateusz Madej
MAZ/0584/PWBE/16
mgr inż. Zbigniew Madej
UAN- 8386/39/87

Data:

07.2017

Skala:

1:100

Nr rys.

8

Cz. 1/2