


II PIĘTRO

KL. III-IV

2* YDY 5x6 p/t z TL-IV z piwnicy do TM 26 - TM 27
TA-IV/03; YDYżo 3x2,5 - gniazda wł. w TT parter - III piętro kl. sch. IV
TA-IV/5; YDYżo 3x1,5 - ośw. kl. sch. IV

2* YDY 5x6 p/t z TL-III z piwnicy do TM 20 - TM 21
TGA-III/03; YDYżo 3x2,5 - gniazda wł. w TT parter - III piętro kl. sch. III
TGA-III/5; YDYżo 3x1,5 - ośw. kl. sch. III

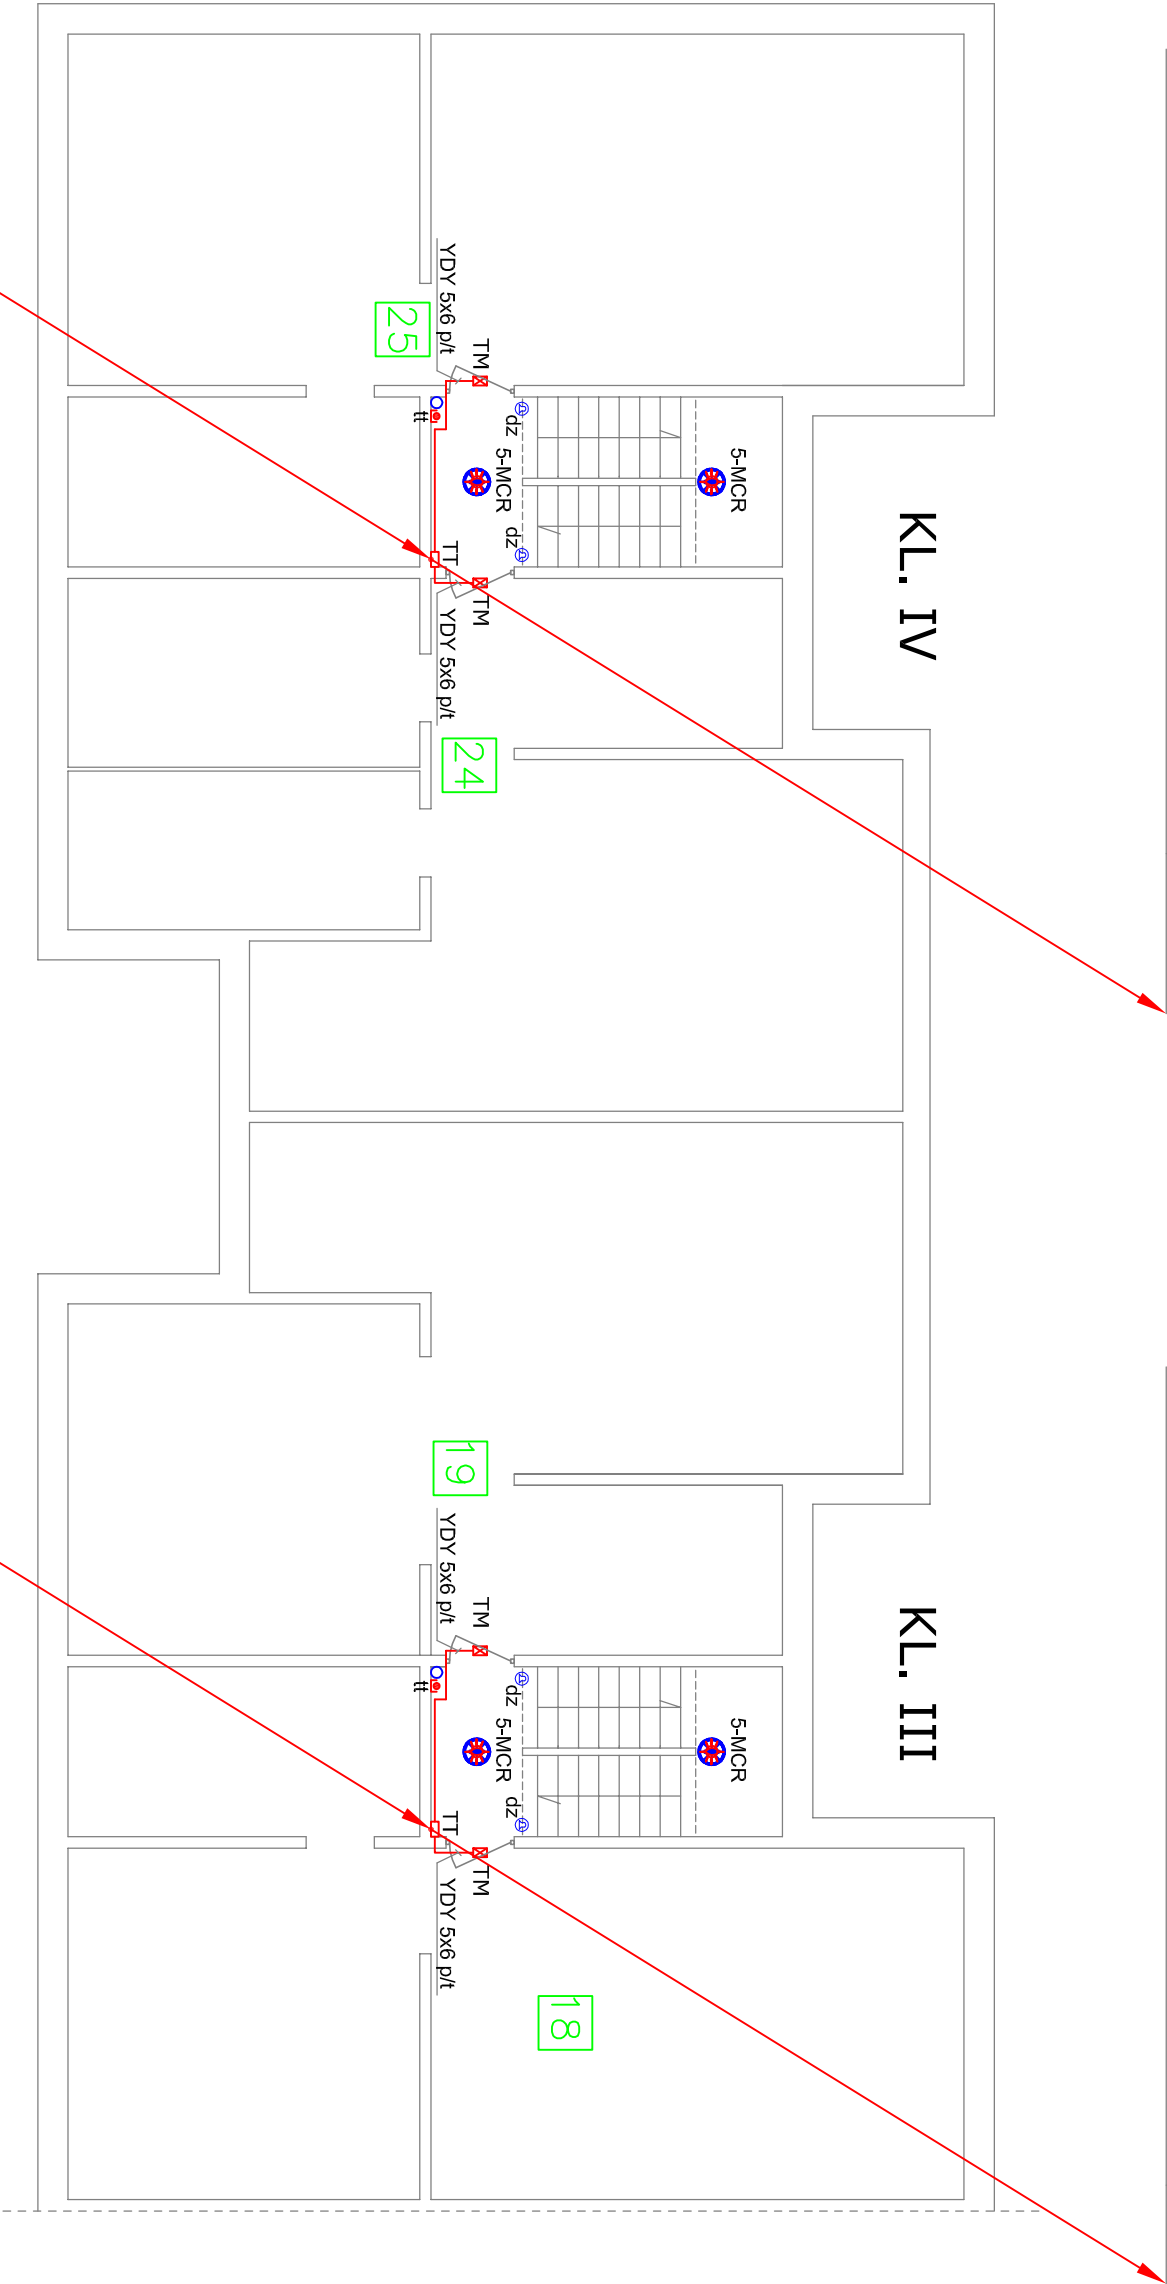

4* YDY 5x6 p/t z TL-IV z piwnicy do TM 24 - TM 27
TA-IV/03; YDYżo 3x2,5 - gniazda wł. w TT parter - III piętro kl. sch. IV
TA-IV/5; YDYżo 3x1,5 - ośw. kl. sch. IV

4* YDY 5x6 p/t z TL-III z piwnicy do TM 18 - TM 21
TGA-III/03; YDYżo 3x2,5 - gniazda wł. w TT parter - III piętro kl. sch. III
TGA-III/5; YDYżo 3x1,5 - ośw. kl. sch. III

Legenda:

TT	tablica teletechniczna + rury teletech. oraz przewody zasilające mieszkania osłonięte płytą gipsowo-kartonową	dz	Przycisk dzwonkowy p/t
TM	Tablica mieszkaniowa	tt	Drzwiczki 150x150 w obudowie K-G dla teletechniki przy drzwiach do mieszkania
-MCR	Oprawa LARISSA LED COB4 17W MCR, barwa światła 2700 + 3200° K	o	Istn. rura na kl. schodowej

INWESTOR: SPÓŁDZIELNIA MIESZKANIOWO BUDOWLANA OSIEDLE KABATY, UL. BRONIKOWSKIEGO 9, 02-796 WARSZAWA			
PROJEKTANT: ADNES S.C. ul. Filmowa 40 04-935 Warszawa		TEMAT: BUDYNEK MIESZKALNY WIEŁORODZINNY ul. DEMBEGO 28 02-796 WARSZAWA	
NAZWA RYSUNKU: RZUT II-PIĘTRA; KL. SCH. III-IV INSTALACJE ADMINISTRACYJNE I WLZ		Projektował: mgr inż. Mateusz Madej MAZ/0584/PWBE/16	
		mgr inż. Zbigniew Madej UAN- 8386/39/87	
		Data: 07.2017	
		Skala: 1:100	
		Nr rys. 8	
		cz. 2/2	