


III PIĘTRO

KL. I-II

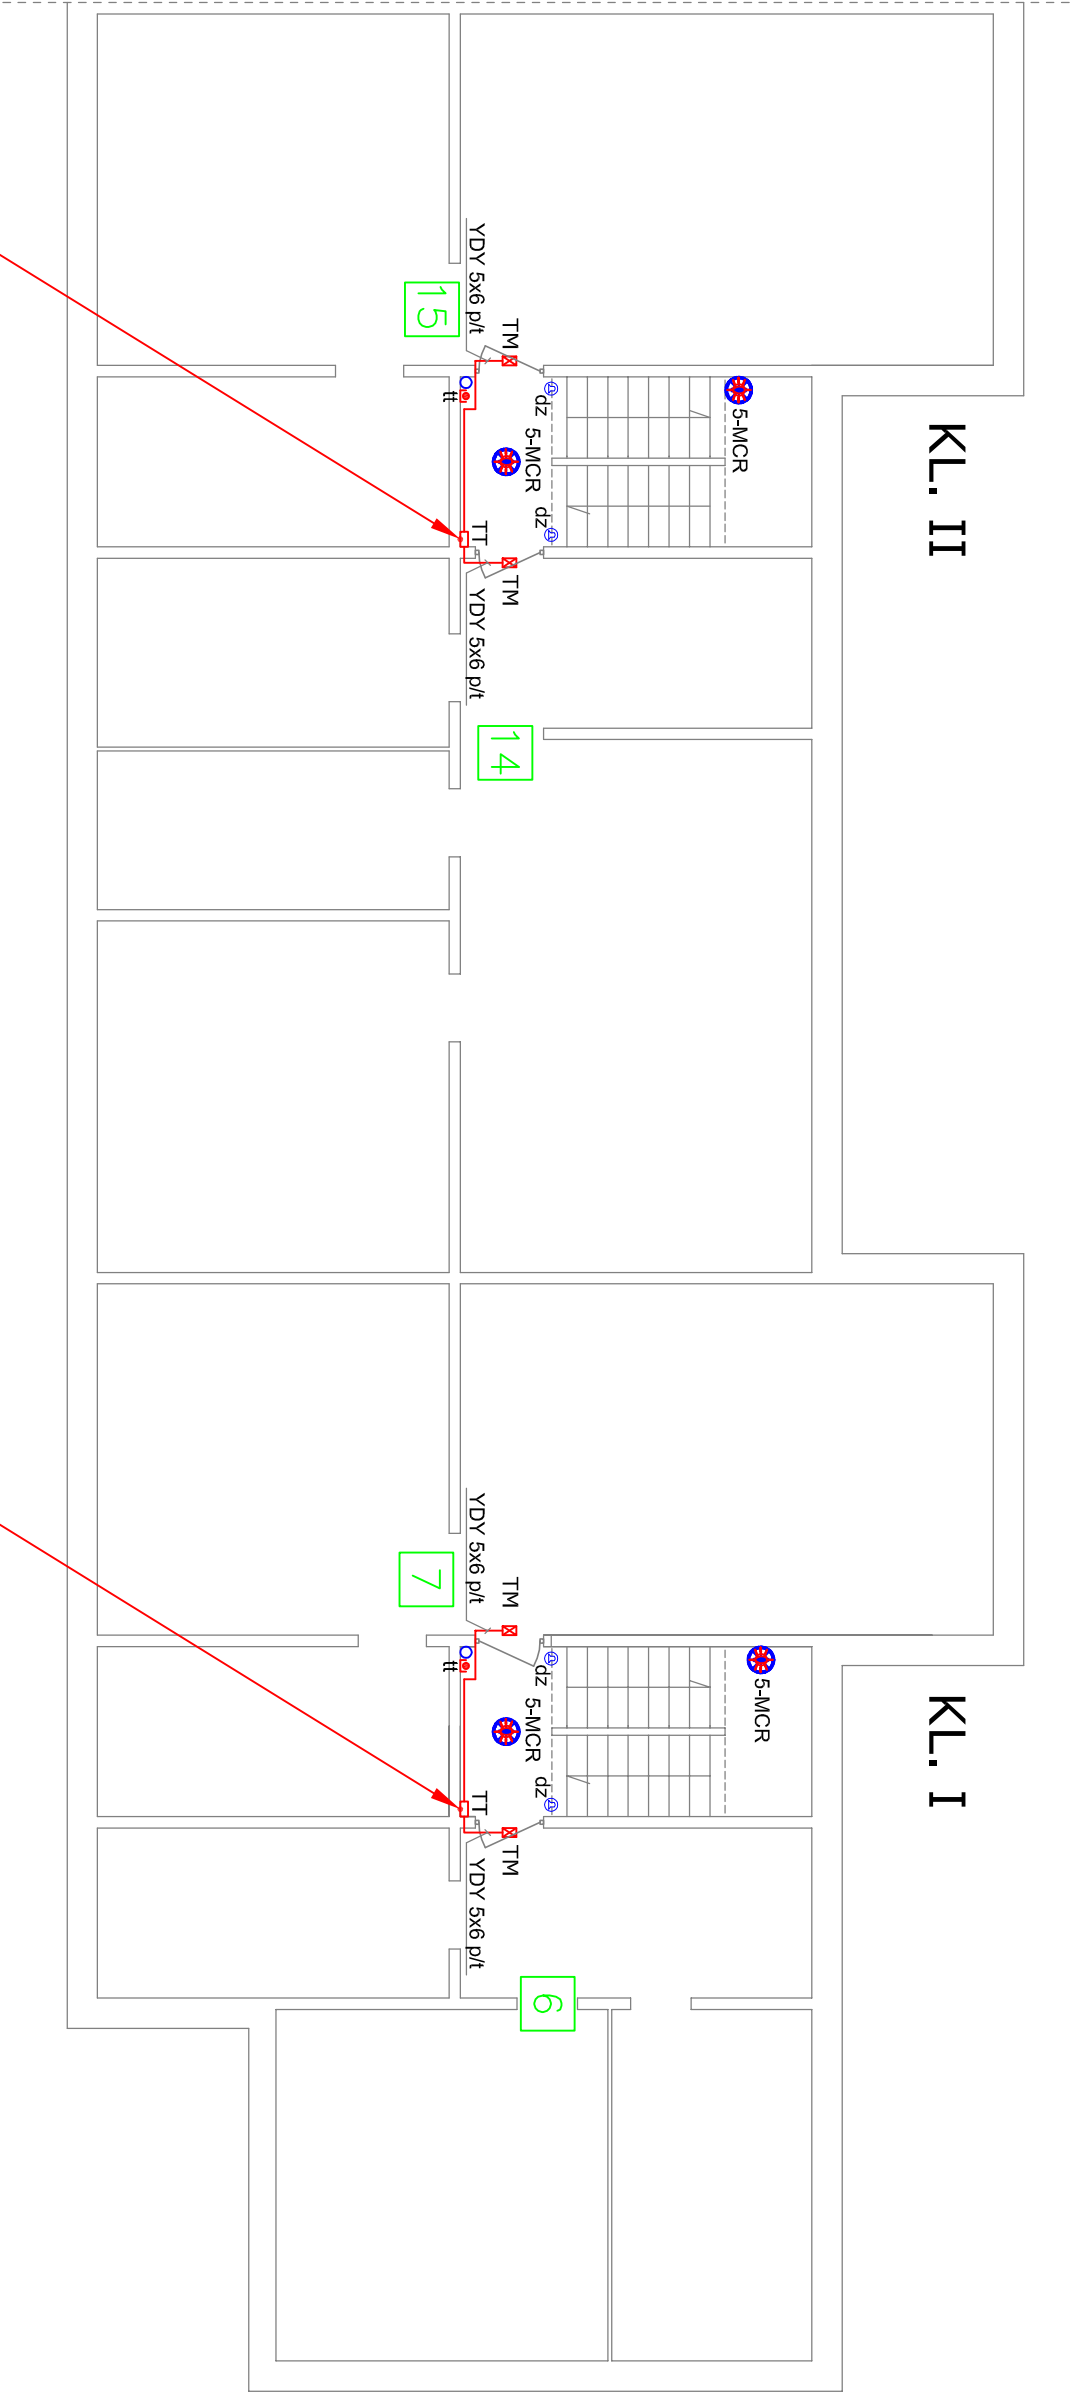

2* YDY 5x6 p/t z TL-II z piwnicy do TM 14 -TM 15
TA-II/03: YDYżo 3x2,5 - gniazda wł. w TT parter - III piętro kl. sch. II
TA-II/7: YDYżo 3x2,5 - gniazdo 230V dla AZART(rez) - III piętro kl. sch. II
TA-II/5: YDYżo 3x1,5 - ośw. kl. sch. II

2* YDY 5x6 p/t z TL-I z piwnicy do TM 6 -TM 7
TA-I/03: YDYżo 3x2,5 - gniazda wł. w TT parter - III piętro kl. sch. I
TA-I/5: YDYżo 3x1,5 - ośw. kl. sch. I

Legenda:

TT	tablica teletechniczna + rury teletech. oraz przewody zasilające mieszkania osłonięte płytą gipsowo-kartonową	dż	Przycoisk dzwonkowy p/t
TM	Tablica mieszkaniowa	tt	Dzwiczki 150x150 w obudowie K-G dla teletechniki przy drzwiach do mieszkania
-MCR	Oprawa LARISSA LED COB4 17W MCR, barwa światła 2700 + 3200° K	o	Istn. rura na kl. schodowej

INWESTOR: SPÓŁDZIELNIA MIESZKANIOWO BUDOWLANA OSIEDLE KABATY, UL. BRONIKOWSKIEGO 9, 02-796 WARSZAWA			
PROJEKTANT: ADNES S.C. ul. Filmowa 40 04-935 Warszawa		TEMAT: BUDYNEK MIESZKALNY WIELORODZINNY ul. DEMBEGO 28 02-796 WARSZAWA	
NAZWA RYSUNKU: RZUT III-PIĘTRA; KL. SCH. I-II INSTALACJE ADMINISTRACYJNE I WLZ		Projektował: mgr inż. Mateusz Madej MAZ/0584/PWBE/16	
		mgr inż. Zbigniew Madej UAN- 8386/39/87	
		Data: 07.2017	
		Skala: 1:100	
		Nr rys. 9	
		cz. 1/2	