


PARTER
KL. III-IV

6* YDY 5x6 p/t z TL-III z piwnicy do TM 19 -TM 24
TA-III/03; YDYżo 3x2,5 - gniazda wt. w TT parter - III piętro kl. sch. III
TA-III/5; YDYżo 3x1,5 - ośw. kl. sch. III
TA-III/7; YDYżo 3x2,5 - gniazdo 230V dla AZART(rez) - III piętro kl. sch. III

6* YDY 5x6 p/t z TL-IV z piwnicy do TM 27 -TM 32
TA-IV/03; YDYżo 3x2,5 - gniazda wt. w TT parter - III piętro kl. sch. IV
TA-IV/5; YDYżo 3x1,5 - ośw. kl. sch. IV

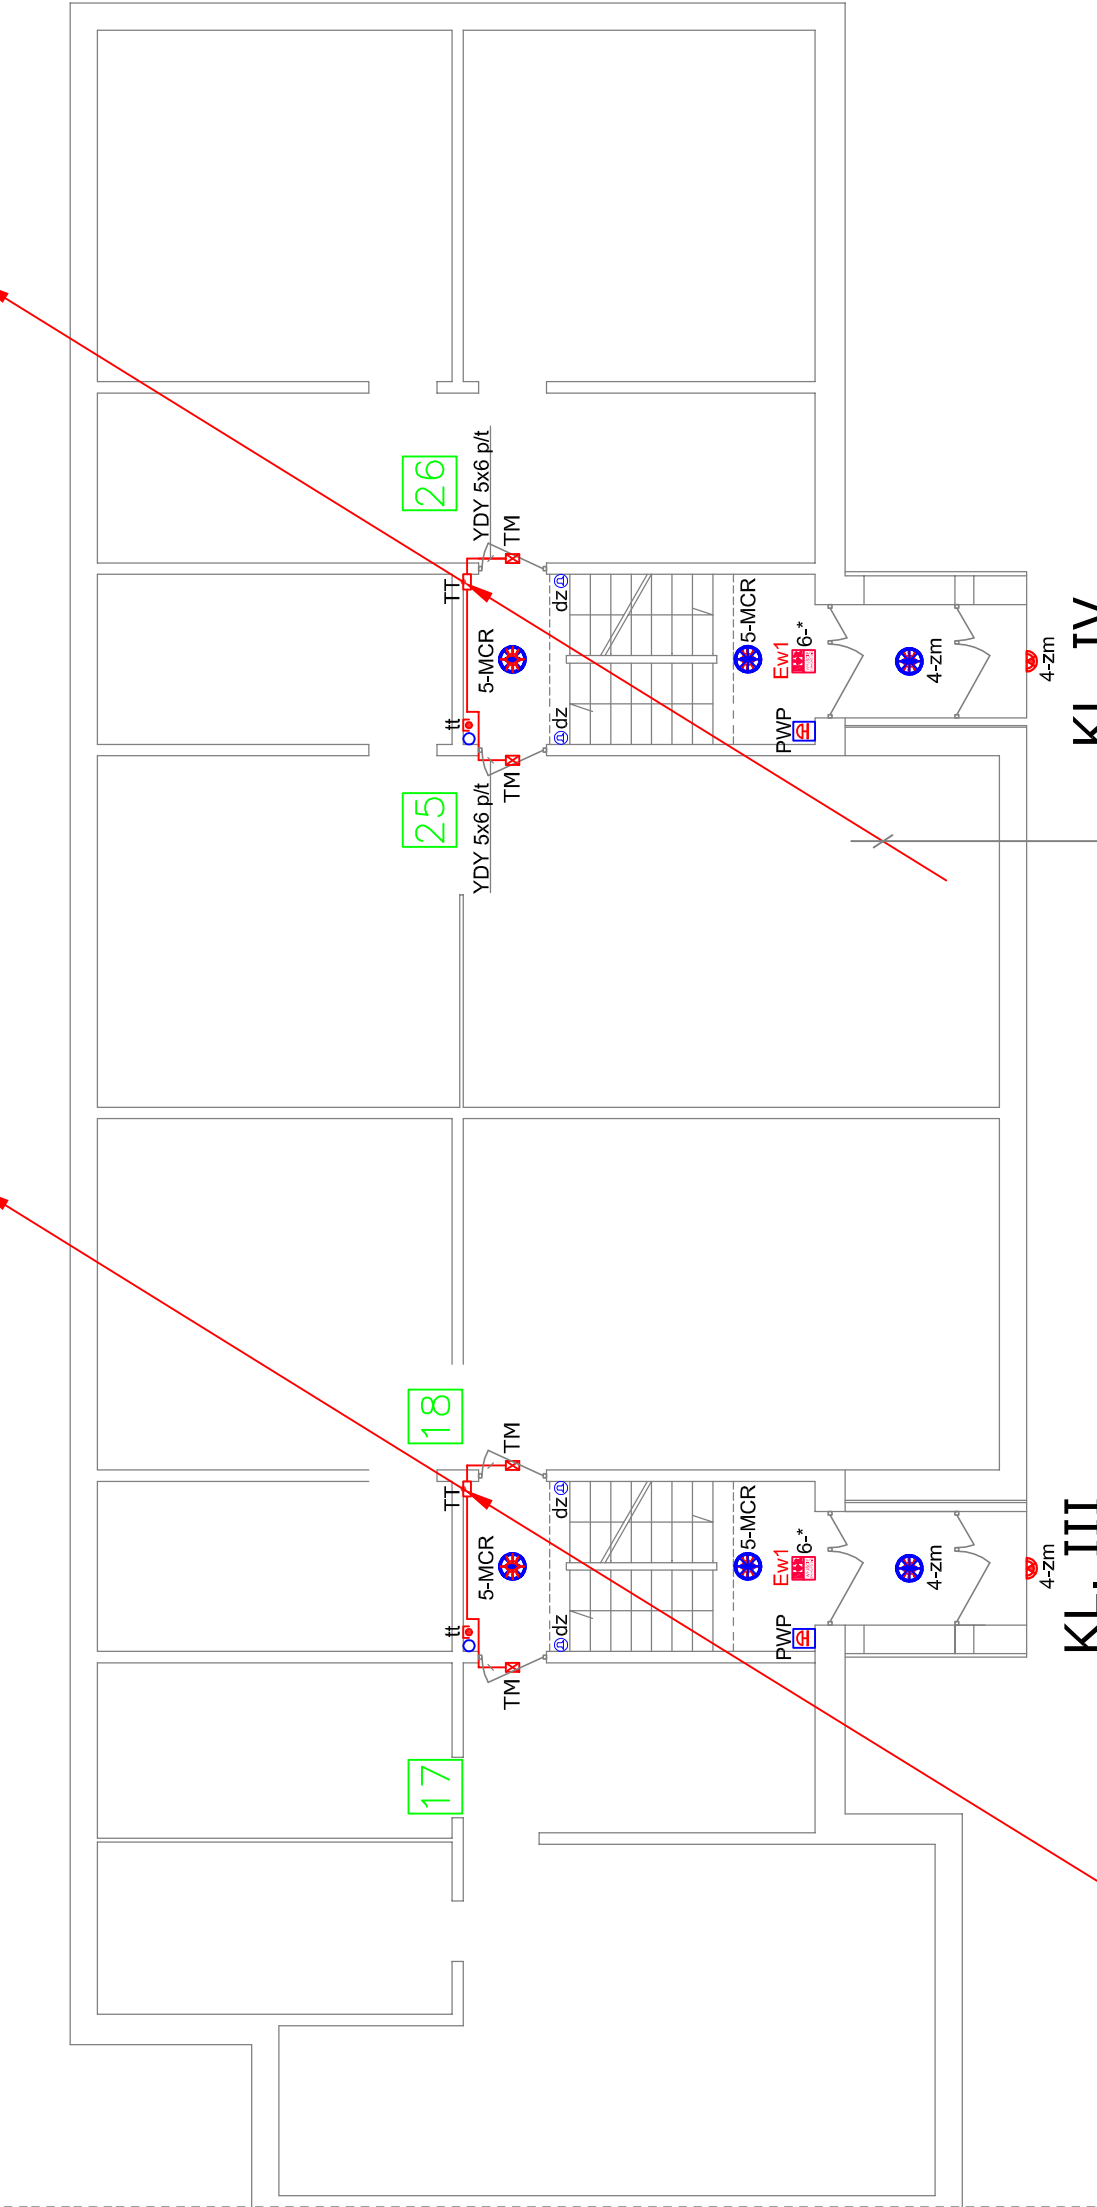

8* YDY 5x6 p/t z TL-III z piwnicy do TM 17 - TM24
TA-III/03; YDYżo 3x2,5 - gniazda wt. w TT parter - III piętro kl. sch. III
TA-III/4; YDYżo 3x1,5 - ośw. zewnętrzne kl. sch. III
TA-III/5; YDYżo 3x1,5 - ośw. kl. sch. III
TA-III/6; YDYżo 3x1,5 - ośw. awaryjne kl. sch. III
TA-III/7; YDYżo 3x2,5 - gniazdo 230V dla AZART(rez) - III piętro kl. sch. III
TGA-II/01; NKGs 2x1,5 n/t E-90 do PWP 3

8* YDY 5x6 p/t z TL-IV z piwnicy do TM 25 - TM32
TA-IV/03; YDYżo 3x2,5 - gniazda wt. w TT parter - III piętro kl. sch. IV
TA-IV/4; YDYżo 3x1,5 - ośw. zewnętrzne kl. sch. IV
TA-IV/5; YDYżo 3x1,5 - ośw. kl. sch. IV
TA-IV/6; YDYżo 3x1,5 - ośw. awaryjne kl. sch. IV
TGA-II/01; NKGs 2x1,5 n/t E-90 do PWP 4

Legenda:

TA+TT □	tablica teletechniczna + rury teletech. oraz przewody zasilające mieszkania osłonięte płytą gipsowo-kartonową	Ew1 □	Oprawa ewakuacyjna naścienna LED 2W strumień=235 lm, typ: ONTEC S M2 102 ST, 3h, IP65, CNBOP,prod. TM Technologie
TM ■	Tablica mieszkaniowa	-zm ■	Oprawa GAMMA LED 10W IP54 LENA LIGHTING
-MCR ■	Oprawa LARISSA LED COB4 17W MCR, barwa światła 2700 + 3200° K	dz ■	Przycisk dzwonkowy p/t
-zm ■	Oprawa LARISSA LED COB4 17W całonocna, barwa światła 2700 + 3200° K	■	płzycisk Przeciwpózarowego Wyłącznika Prądu

INWESTOR: SPÓŁDZIELNIA MIESZKANIOWO BUDOWLANA OSIEDLE KABATY, UL. BRONIKOWSKIEGO 9, 02-796 WARSZAWA	TEMAT: BUDYNEK MIESZKALNY WIELORODZINNY ul. DEMBEGO 21 02-796 WARSZAWA	Projektował: mgr inż. Mateusz Madej MAZ/0584/PWBE/16	Data: 08.2017
PROJEKTANT: ADNES S.C. ul. Filmowa 40 04-935 Warszawa	NAZWA RYSUNKU: RZUT PARTERU; KL. SCH. III-IV INSTALACJE ADMINISTRACYJNE I WLZ	Skala: 1:100	Nr rys. 6
		UAN- 8386/39/87	