

PIWNICA

KL. I-III

TA-I/2; YDYżo 3x1,5 w RB 18 - ośw. piwnic kl. sch. I (korytarze)
TA-I/3; YDYżo 3x1,5 w RB 18 - ośw. piwnic kl. sch. I (kom. lokat.)

TG-II/F1; 5xLgY 35 w RB 50 - WLZ kl. sch. I
TGA-II/02; 3xDY6/RB25 - zasilanie TA-I


KL. I

KL. II

KL. III

TA-III/2; YDYżo 3x1,5 w RB 18 - ośw. piwnic kl. sch. III (korytarze)
TA-III/3; YDYżo 3x1,5 w RB 18 - ośw. piwnic kl. sch. III (kom. lokat.)

TG-II/F3; 5xLgY 35 w RB 50 - WLZ kl. sch. III
TGA-II/03; 3xDY6/RB25 - zasilanie TA-III

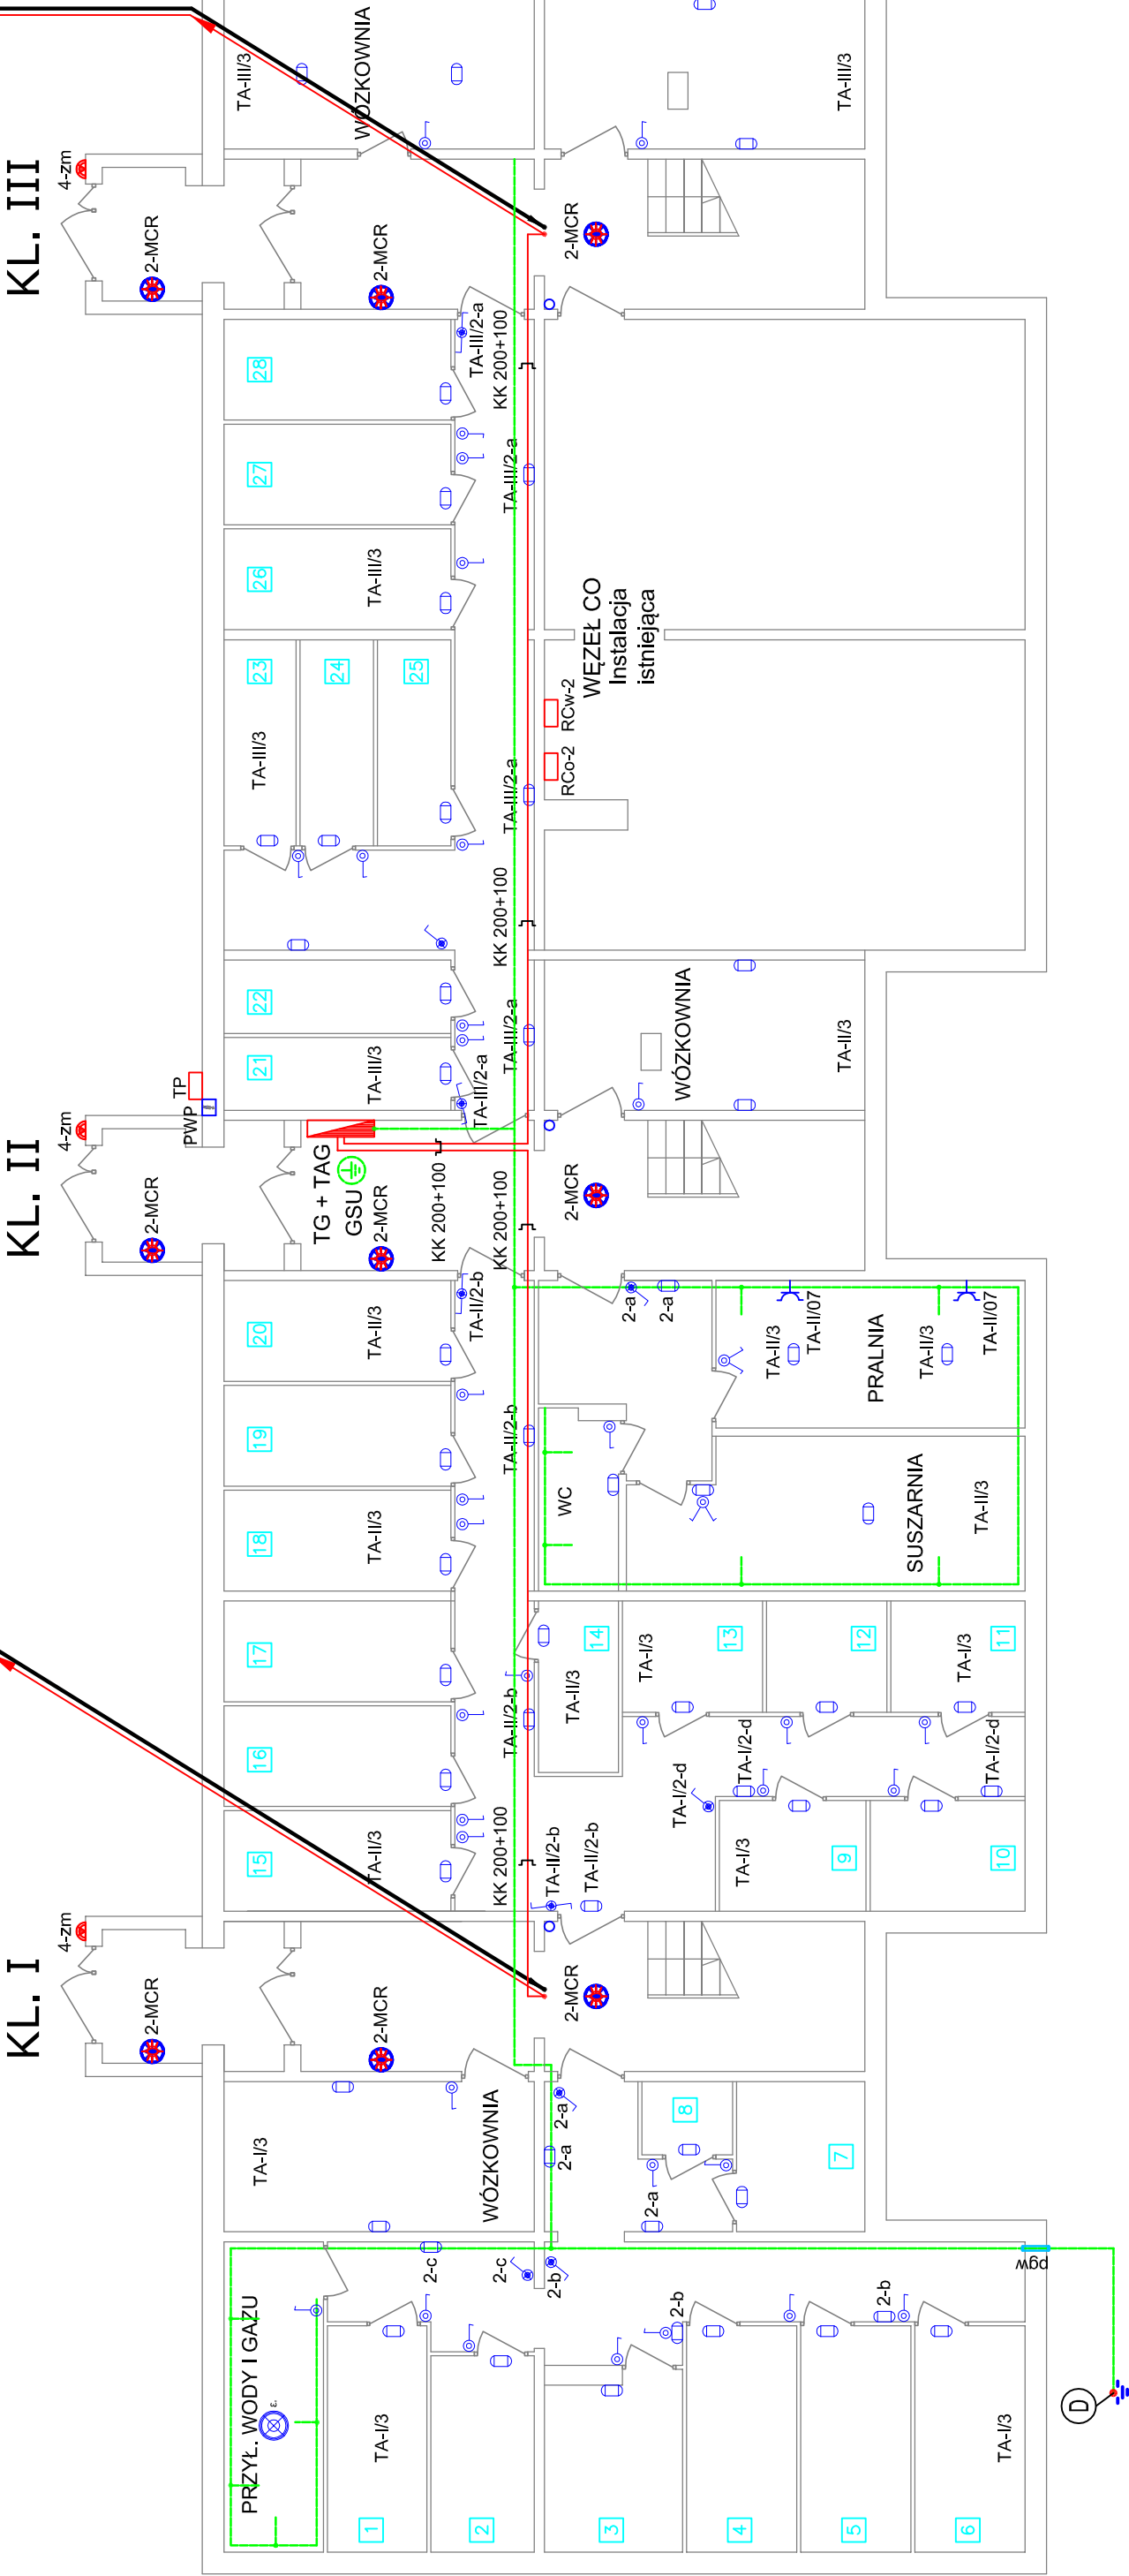

Legenda:

	Oprawa LOTOS OVAL WHITE LED 12W IP54 montować na suficie lub ścianie		Oprawa LARISSA LED COB4 17W MCR, barwa światła 2700 ÷ 3200° K
	Wyłącznik 1-bieg IP44		Oprawa przeciwwybuchowa EVS 70 ZM (p. wody+gazu)
	Łącznik oświetlenia podwójny 10A/230V, IP 44		Instalacja połączeń wyrównawczych - bednarka FeZn 25x4
	Wyłącznik 1-bieg IP44 podświetlany		Korytko kablowe: KZWC 200 dla inst. elektr. i KPR 100 H42/2 mm dla inst. teletechn.
	Przełącznik schodowy IP44 podświetlany		Główna szyna uzienlająca, podłączyć do instalacji połączeń wyrównawczych; R < 10 Ω
			Przepust gazo i wodoodporny przy przejściach bednarki i kabli przez ściany zewnętrzne

Przejścia kabli i rur o średnicach > 25 mm przez stropy i ściany zabezpieczyć masą ognioochronną wg odporności ogniowej przewiercanej przegrody.

INWESTOR: SPÓŁDZIELNIA MIESZKANIOWO BUDOWLANA OSIEDLE KABATY, UL. BRONIKOWSKIEGO 9, 02-796 WARSZAWA	PROJEKTANT: "MATBUD" MATEUSZ MADEJ 609 683 778; 1zm@wp.pl 693 842 014; madejmat@wp.pl	TEMAT: BUDYNEK MIESZKALNY WIELORODZINNY ul. DEMBEGO 20A 02-796 W-wa NAZWA RYSUNKU: RZUT PIWNICY; KL. SCH. I-III INSTALACJE ADMINISTRACYJNE I WLZ	Projektował: mgr inż. Mateusz Madej MAZ/0584/PWBE/16	Data: 08.2018
				Skala: 1:100
				Nr rys. 5