


TG-II/F1; 5xLgY 35 w RB 50 - WLZ kl. sch. I
TA-I/5; YDYżo 3x1,5 - ośw. kl. sch.I
TA-I/7; YDYżo 3x2,5 - gn. wt. w TPL

TG-II/F2; 5xLgY 35 w RB 50 - WLZ kl. sch. II
TA-II/5; YDYżo 3x1,5 - ośw. kl. sch.II
TA-II/7; YDYżo 3x2,5 - gn. wt. w TPL
TA-II/8; YDYżo 3x2,5 - gn. wt. AZART (rezerwa)

TG-II/F3; 5xLgY 35 w RB 50 - WLZ kl. sch. III
TA-III/5; YDYżo 3x1,5 - ośw. kl. sch.III
TA-III/7; YDYżo 3x2,5 - gn. wt. w TPL

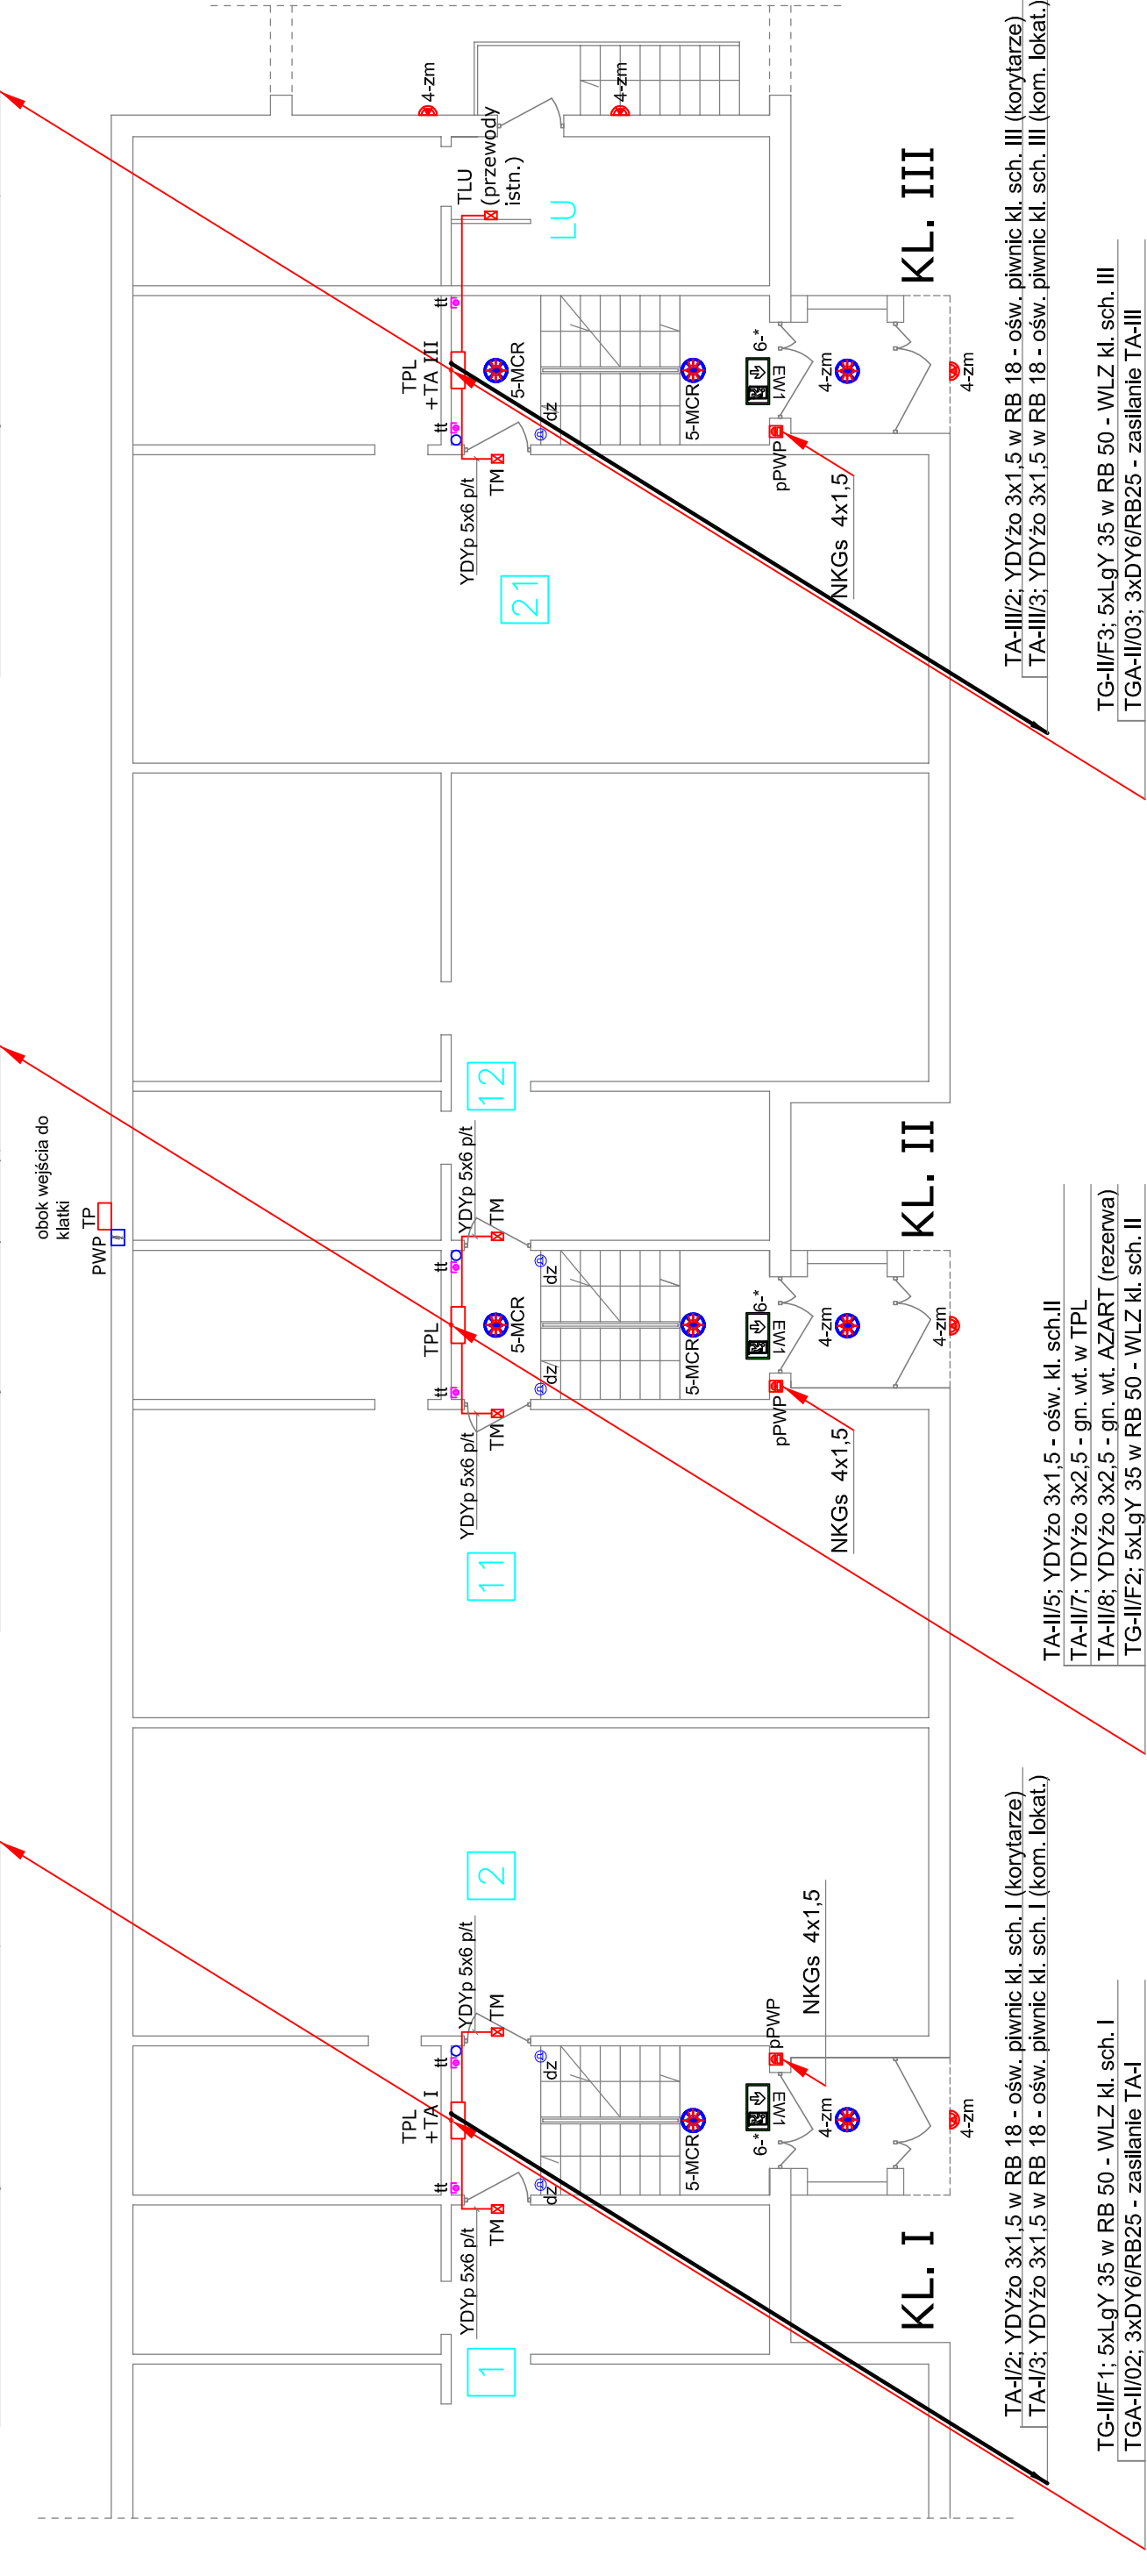

TA-I/2; YDYżo 3x1,5 w RB 18 - ośw. piwnic kl. sch. I (korytarze)
TA-I/3; YDYżo 3x1,5 w RB 18 - ośw. piwnic kl. sch. I (kom. lokat.)

TG-II/F1; 5xLgY 35 w RB 50 - WLZ kl. sch. I
TGA-II/02; 3xDY6/RB25 - zasilanie TA-I

TA-II/5; YDYżo 3x1,5 - ośw. kl. sch.II
TA-II/7; YDYżo 3x2,5 - gn. wt. w TPL
TA-II/8; YDYżo 3x2,5 - gn. wt. AZART (rezerwa)
TG-II/F2; 5xLgY 35 w RB 50 - WLZ kl. sch. II

TA-III/2; YDYżo 3x1,5 w RB 18 - ośw. piwnic kl. sch. III (korytarze)
TA-III/3; YDYżo 3x1,5 w RB 18 - ośw. piwnic kl. sch. III (kom. lokat.)

TG-II/F3; 5xLgY 35 w RB 50 - WLZ kl. sch. III
TGA-II/03; 3xDY6/RB25 - zasilanie TA-III

Legenda:

TP	Tablica podziałowa (ZK)	-MCR	Oprawa LARISSA LED COB4 17W MCR, barwa światła 2700 + 3200° K
TPL	Tablica piętrowo-licznikowa	-zm	Oprawa LARISSA LED COB4 17W całonocna, barwa światła 2700 + 3200° K
TM	Tablica mieszkaniowa	-zm	Oprawa GAMMA LED 10W IP54 LENA LIGHTING
pPWP	przycisk Przeciwpowozowego Wyłącznika Prądu	EW1	Oprawa ewakuacyjna naścienna LED 2W strumień=235 lm, ONTEC S M1 3h, IP65, CNBOP, prod. TM Technologie
GWP	Główny Wyłącznik Prądu w Szafie Atlantic-4 wg rys. 2	dz	Przycisk dzwonkowy p/t
tt	Drzwiczki 150x150 w obudowie K-G dla teletechniki przy drzwiach do mieszkania		Istn. wewn. rura spustowa na kl. schodowej

Przewody zasilające mieszkania oraz rurki instalacji teletechnicznych od TPL do mieszkań prowadzić na tynku i osłonić płytą G-K.

PARTER
KL. I-III

INWESTOR: SPÓŁDZIELNIA MIESZKANIOWO BUDOWLANA OSIEDLE KABATY, UL. BRONIKOWSKIEGO 9, 02-796 WARSZAWA		PROJEKTANT: "MATBUD" MATEUSZ MADEJ 609 683 778; 1zm@wp.pl 693 842 014; madejmat@wp.pl		DATA: 08.2018
TEMAT: BUDYNEK MIESZKALNY WIELORODZINNY ul. DEMBEGO 20A 02-796 W-wa		PROJEKTOWAŁ: mgr inż. Mateusz Madej MAZ0584/PWBE/16		SKALA: 1:100
NAZWA RYSUNKU: RZUT PARTERU; KL. SCH. I-III		INSTALACJE ADMINISTRACYJNE I WLZ		NR RYS. 6