


I PIĘTRO

KL. I-III

- TG-II/F1; 5xLgY 35 w RB 50 - WLZ kl. sch. I
- TA-I/5; YDYżo 3x1,5 - ośw. kl. sch.I
- TA-I/7; YDYżo 3x2,5 - gn. wt. w TPL

- TG-II/F2; 5xLgY 35 w RB 50 - WLZ kl. sch. II
- TA-II/5; YDYżo 3x1,5 - ośw. kl. sch.II
- TA-II/7; YDYżo 3x2,5 - gn. wt. w TPL
- TA-II/8; YDYżo 3x2,5 - gn. wt. AZART (rezerwa)

- TG-II/F3; 5xLgY 35 w RB 50 - WLZ kl. sch. III
- TA-III/5; YDYżo 3x1,5 - ośw. kl. sch.III
- TA-III/7; YDYżo 3x2,5 - gn. wt. w TPL

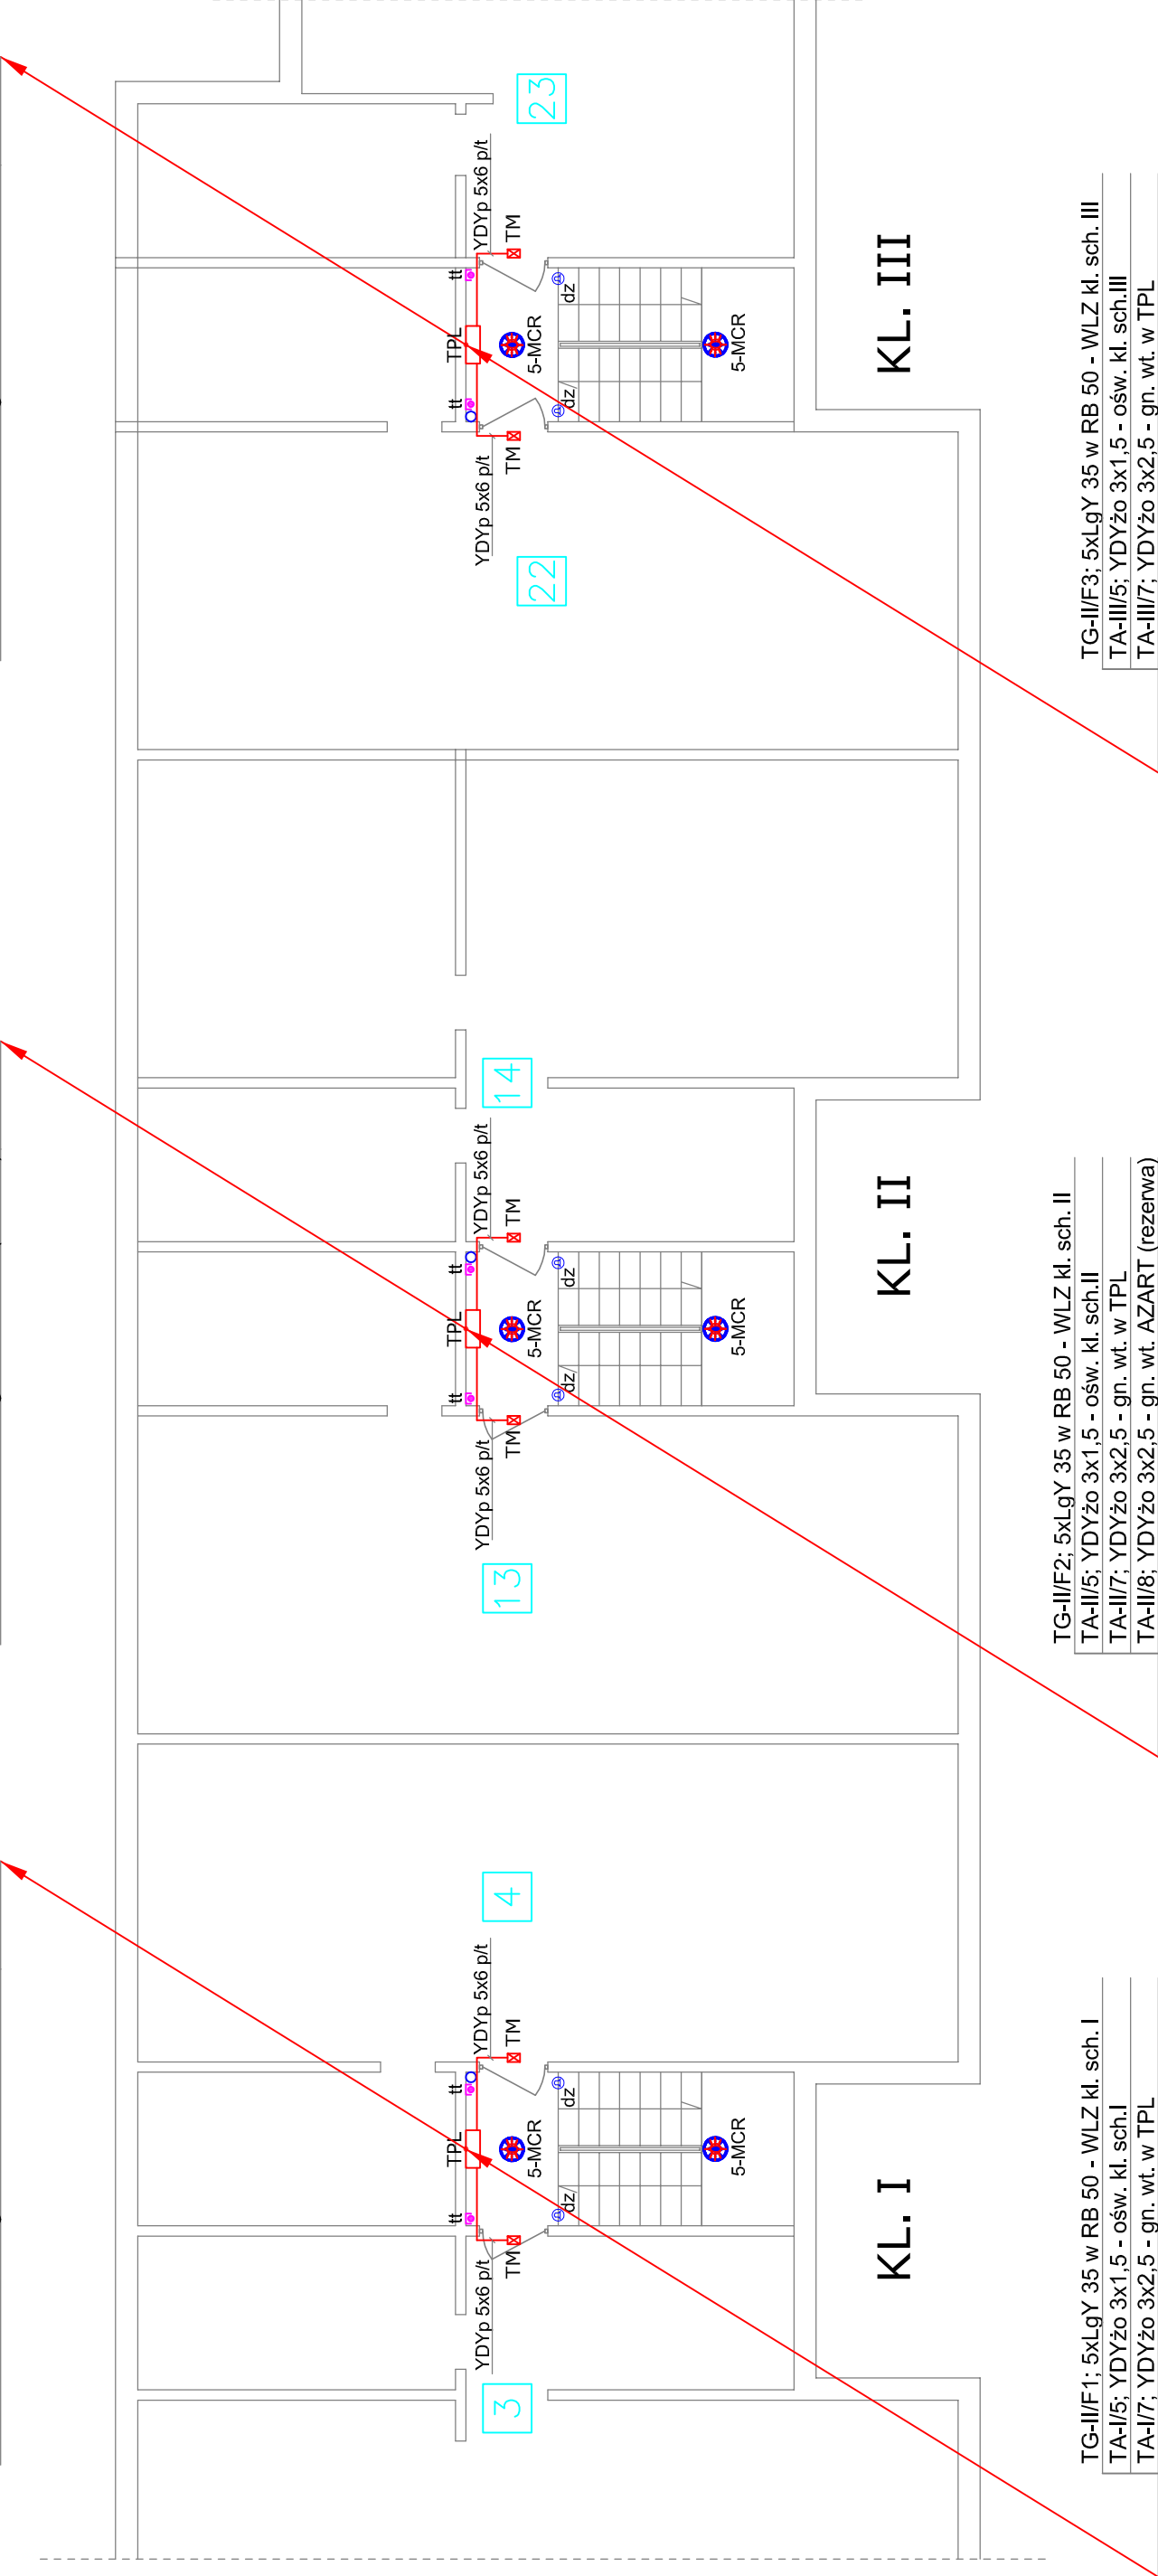

- TG-III/F1; 5xLgY 35 w RB 50 - WLZ kl. sch. I
- TA-I/5; YDYżo 3x1,5 - ośw. kl. sch.I
- TA-I/7; YDYżo 3x2,5 - gn. wt. w TPL

- TG-II/F2; 5xLgY 35 w RB 50 - WLZ kl. sch. II
- TA-II/5; YDYżo 3x1,5 - ośw. kl. sch.II
- TA-II/7; YDYżo 3x2,5 - gn. wt. w TPL
- TA-II/8; YDYżo 3x2,5 - gn. wt. AZART (rezerwa)

- TG-II/F3; 5xLgY 35 w RB 50 - WLZ kl. sch. III
- TA-III/5; YDYżo 3x1,5 - ośw. kl. sch.III
- TA-III/7; YDYżo 3x2,5 - gn. wt. w TPL

Legenda:

TPL	Tablica piętrowo-licznikowa	dz	Przycisk dzwonkowy p/t
TM	Tablica mieszkaniowa	tt	Drzwiczki 150x150 w obudowie K-G dla teletechniki przy drzwiach do mieszkania
-MCR	Oprawa LARISSA LED COB4 17W MCR, barwa światła 2700 ÷ 3200° K	o	Istn. rura na kl. schodowej

INWESTOR: SPÓŁDZIELNIA MIESZKANIOWO BUDOWLANA OSIEDLE KABATY, UL. BRONIKOWSKIEGO 9, 02-796 WARSZAWA		PROJEKTOWAŁ: mgr inż. Mateusz Madej MAZ/0584/PWBE/16		Data: 08.2018
PROJEKTANT: "MATBUJ" MATEUSZ MADEJ 609 683 778; 1zm@wp.pl madejmat@wp.pl		TEMAT: BUDYNEK MIESZKALNY WIELORODZINNY ul. DEMBEGO 20A 02-796 W-wa		Skala: 1:100
		NAZWA RYSUNKU: RZUT I PIĘTRO; KL. SCH. I-III		Nr rys. 7
		INSTALACJE ADMINISTRACYJNE I WLZ		